
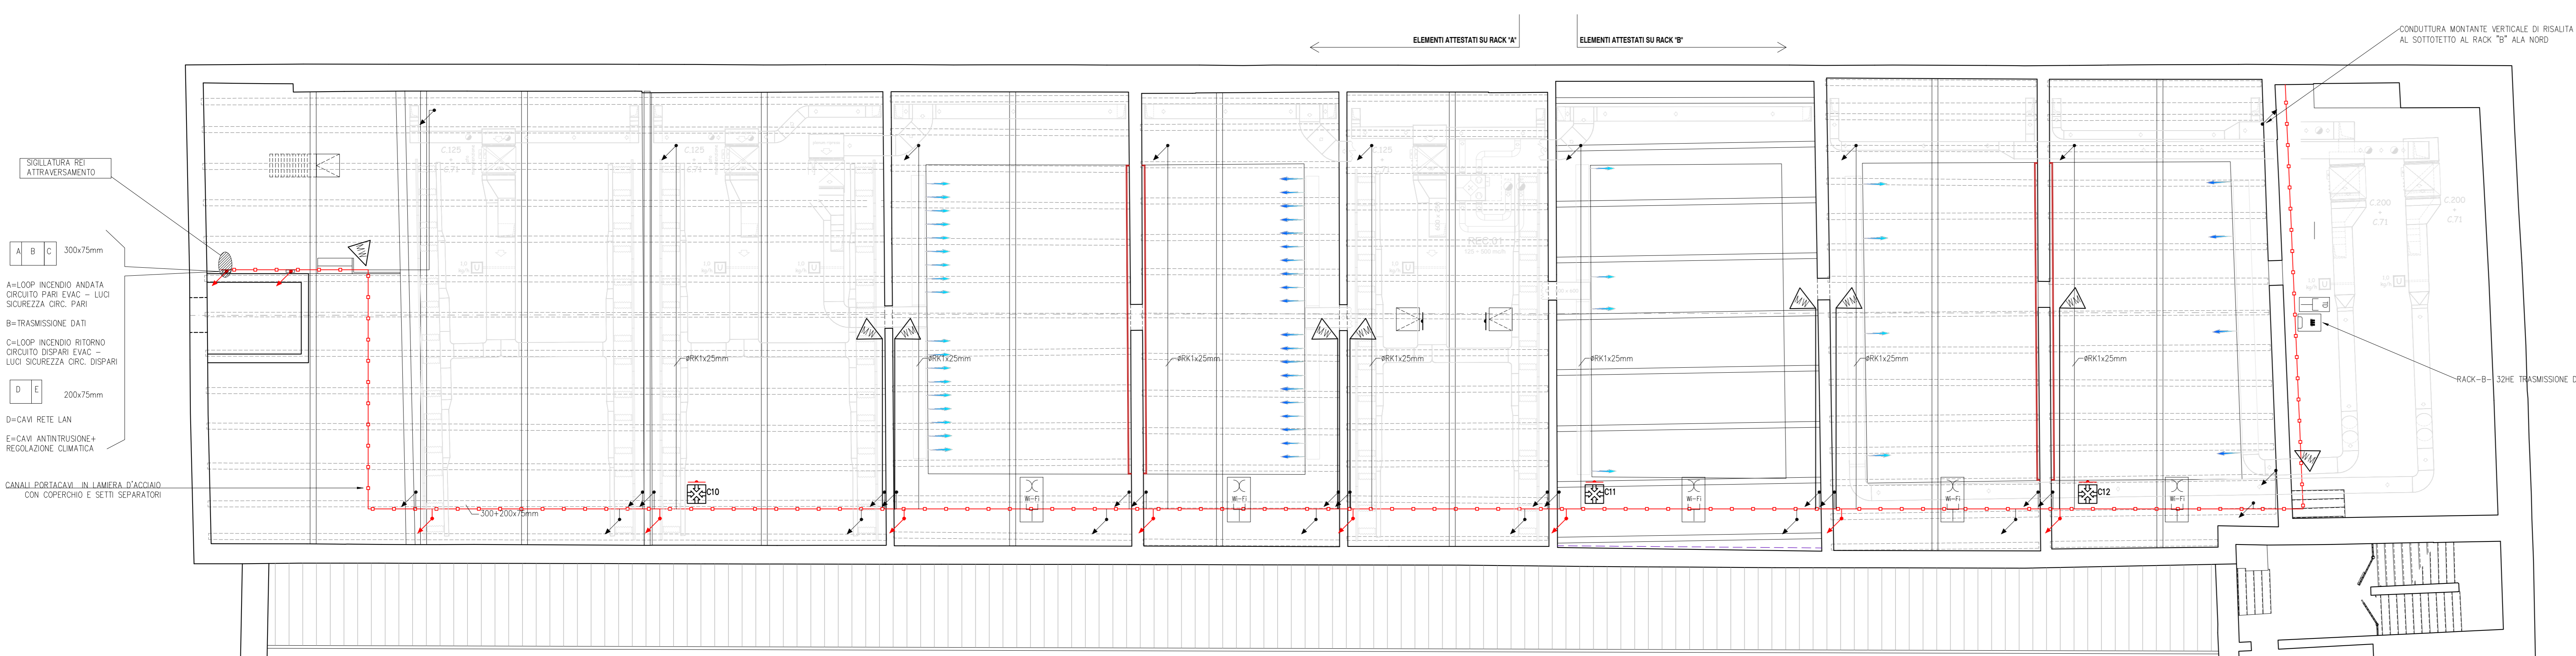


LEGENDA SIMBOLI	
Simbolo	Descrizione
	CENTRALE ALLARME
	Telecamera per TVCC
	Dispositivo per attivazione allarme silenzioso
	Antenna per sistema dati wireless
	Organo di comando a chiave elettronica
	Rivelatore doppio tecnologia infrarossi + microonde
	Rivelatore a contatto magnetico (per infissi)
	Preso per trasmissione dati cat. 6.
	Preso per trasmissione dati impianti TVCC cat.6.
	Cassetta di connessione
	Conduttura discendente
	Conduttura ascendente
	Predisposizione per torretta o pannello
	Torretta a scomparsa in acciaio tipo 080 URM URM 243x243 (o equivalente) completo di 3 fusti press INEL universali e 2 prese LAN cat.6.
	Quadro elettrico contenente dispositivi di protezione
	Quadro elettrico contenente dispositivi di protezione
	Scheda di espansione su cassetta completa di protezione anti-manomissione 8 IN.

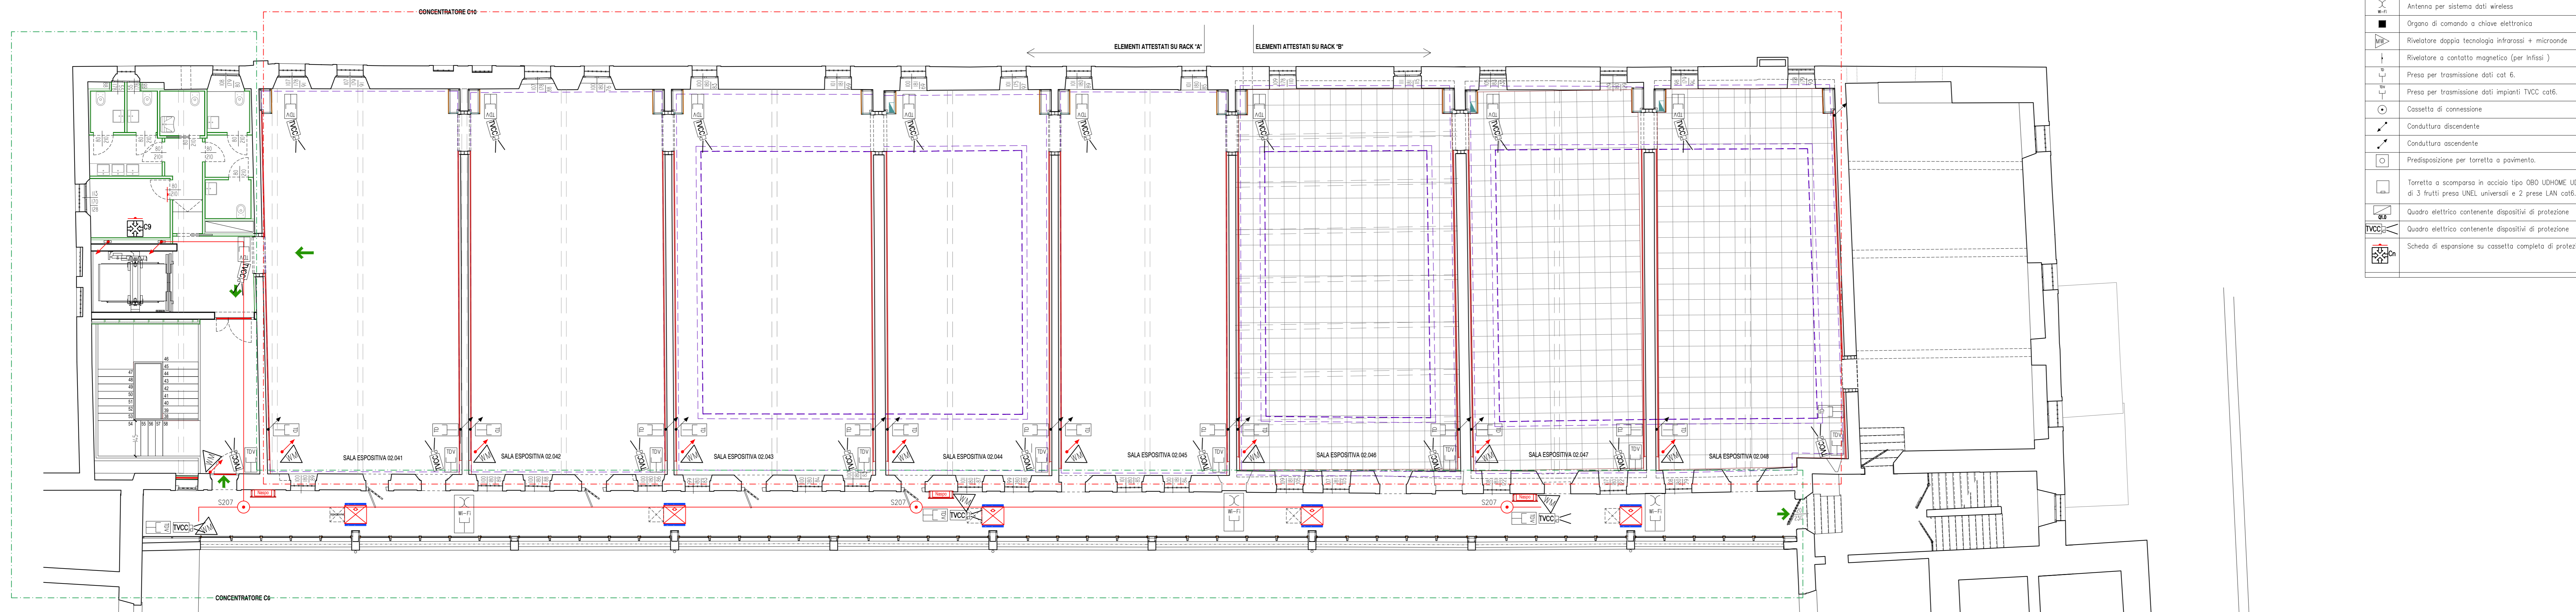

PIANO NAZIONALE DI RIPRESA E RESILIENZA
MISSIONE M5C2 - COMPONENTE C2 - AMBITO INTERVENTO INVESTIMENTO 2.1
"PROGETTI DI RIGENERAZIONE URBANA"

**RESTAURO DEL CASTELLO DEI CARRARESI
ALA NORD**
CUP: H95F21000270001

PROGETTO DEFINITIVO

CODICE OPERA LLPP EDP 2021/102	DATA DICEMBRE 2022
DESCRIZIONE ELABORATO PROGETTO IMPIANTO ELETTRICO DISTRIB. ANTIFURTO-TVCC-DATI - P2 + SOTTOTETTO SCALA 1:100	NUMERO APPR.87_IE_IE14 CODICE ELABORATO EL_14
I PROGETTISTI coordinamento e progettazione generale: STUDIOMAS ARCHITETTI 30120 Padova via Feltrina 39 - +39 049 8766000 - www.studiomas.com - info@studiomas.com progetto strutturale e modellazione BIM: BIM DESIGN GROUP srl 30135 Venezia Santa Croce 45616 - +39 347556935 - info@bdgroup.it coll. progetto architettonico: arch. Riccardo Bettin 35100 Padova via Fontana 6ter - +39 3462438440 - bettinricardo@gmail.com prevenzione incendi: p.ind. Enrico Boscaro 30021 Dole (VI), Via Foscarina n. 4 - +39 3356121854 - stuboscaro@gmail.com	IL RESPONSABILE UNICO DEL PROCEDIMENTO Arch. Domenico Lo Bosco IL CAPO SETTORE Ing. Matteo Banfi