
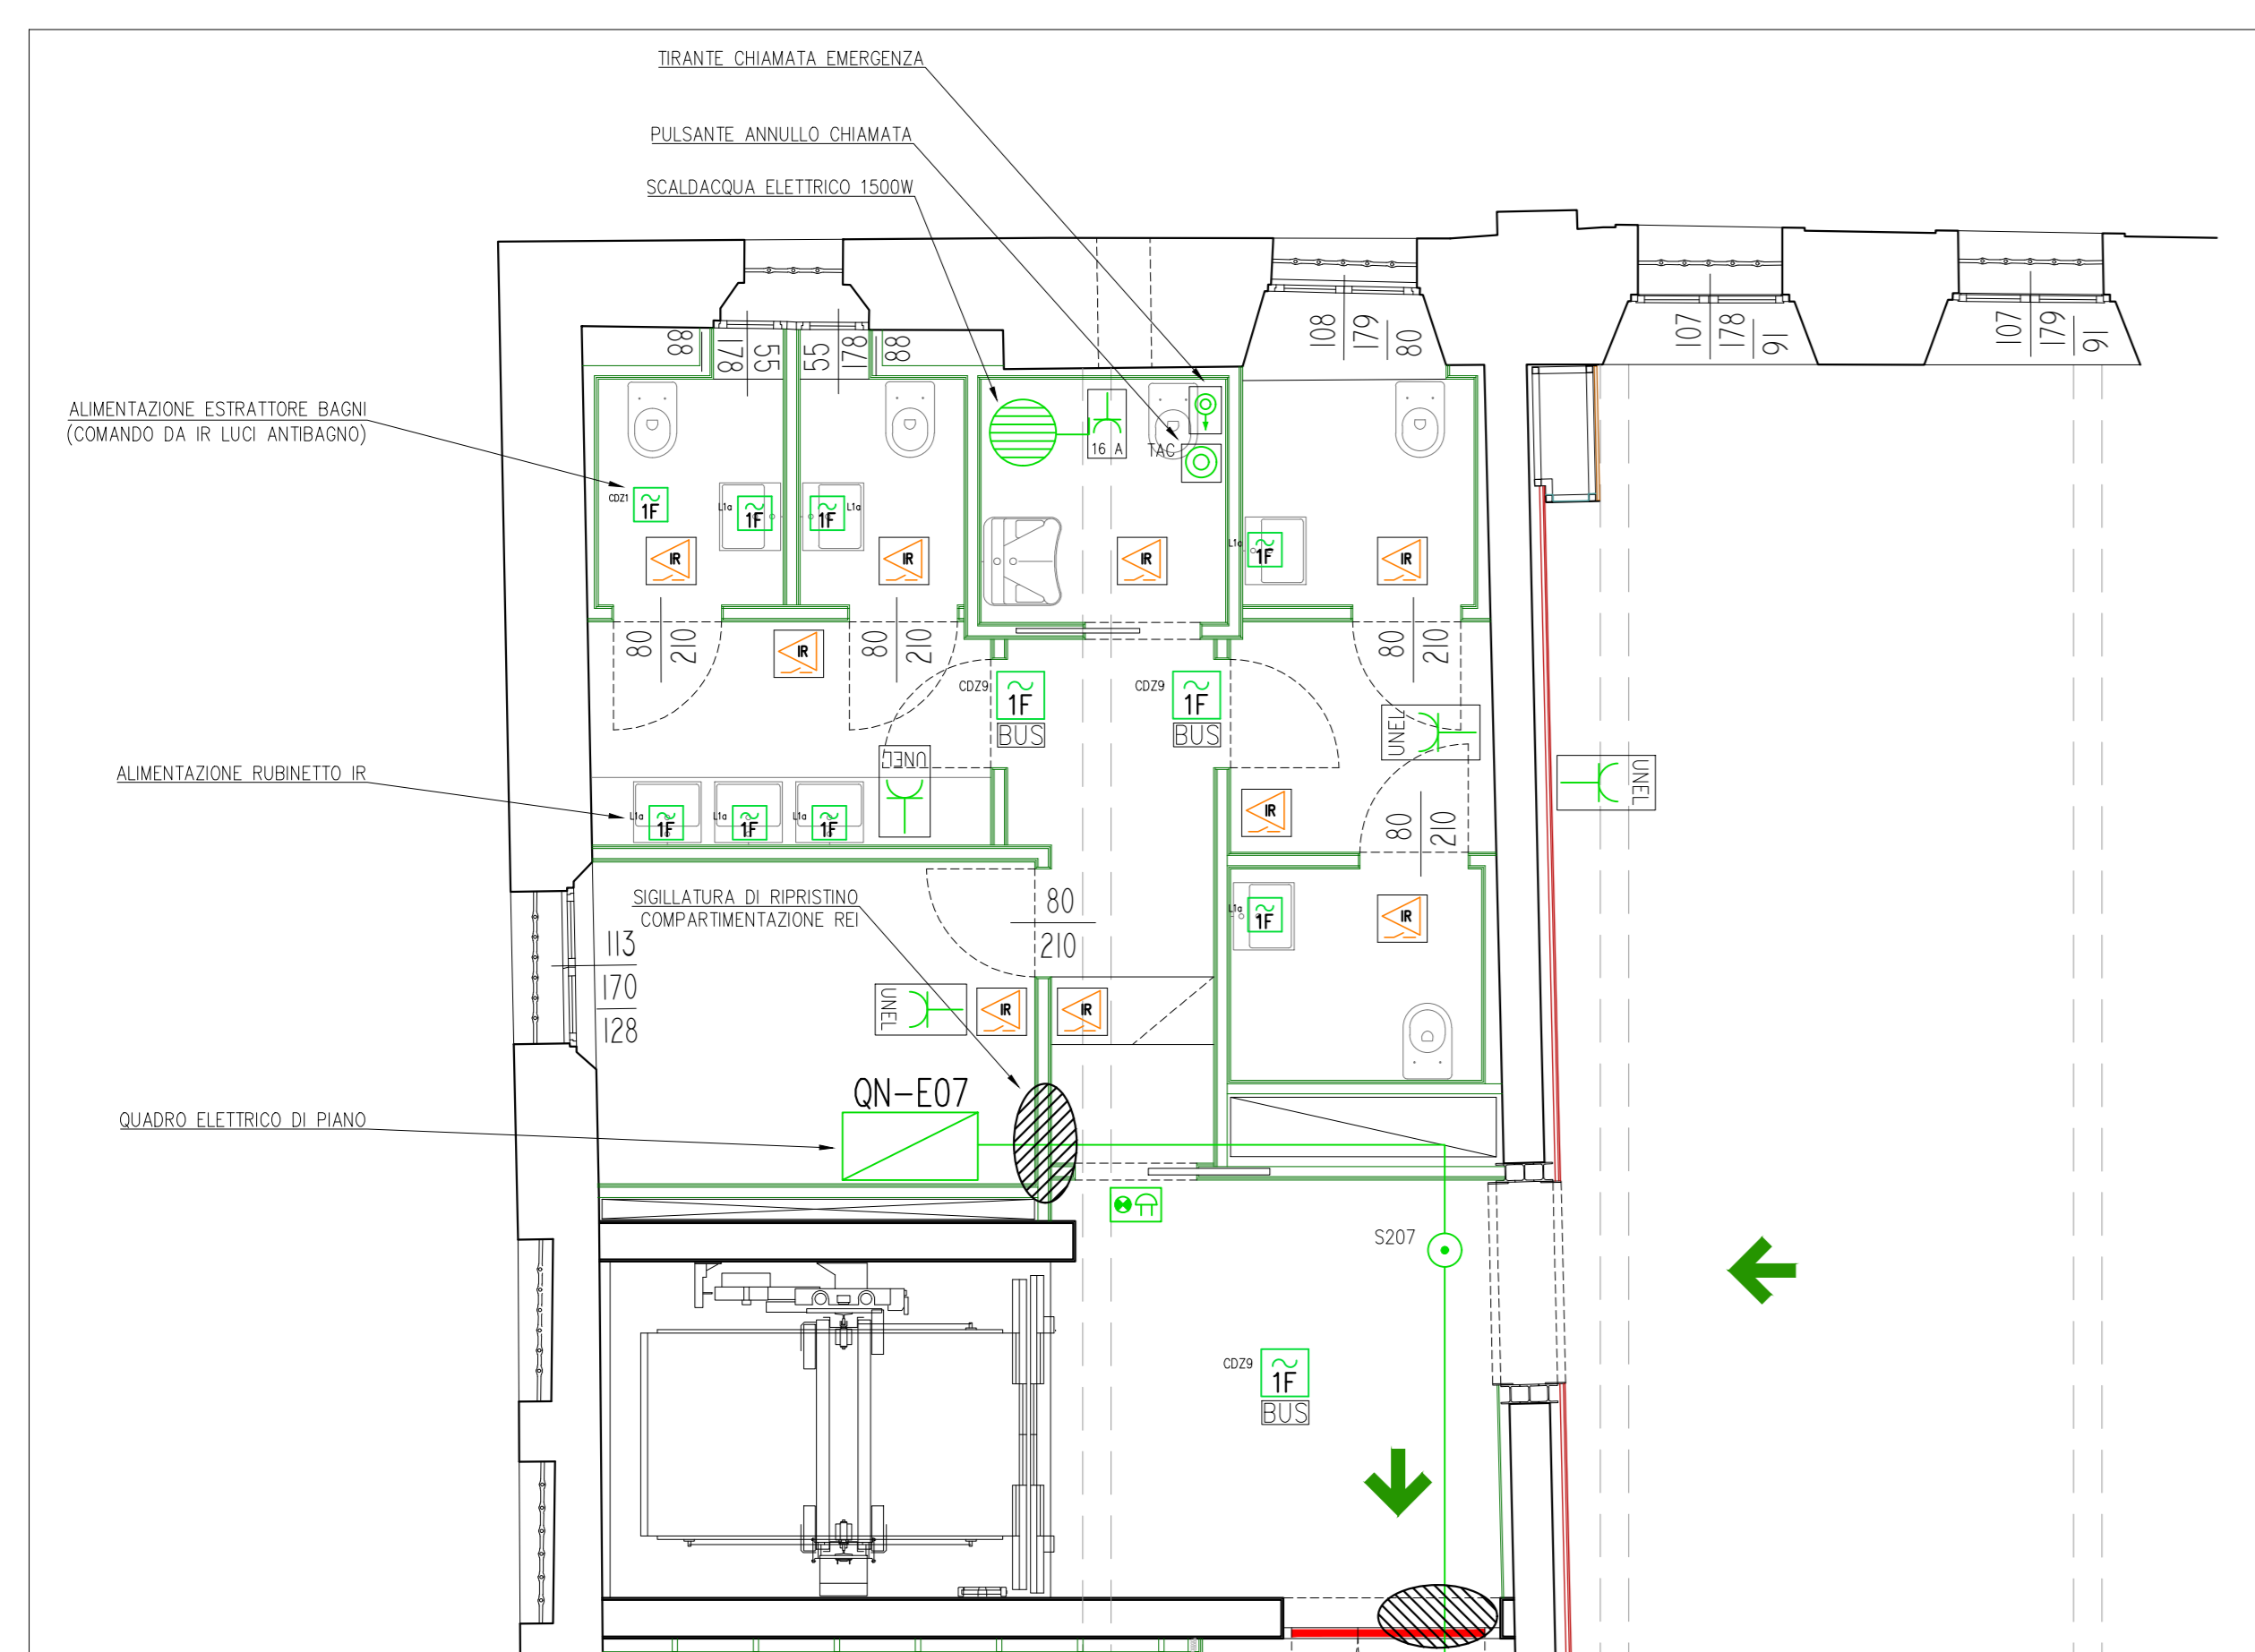
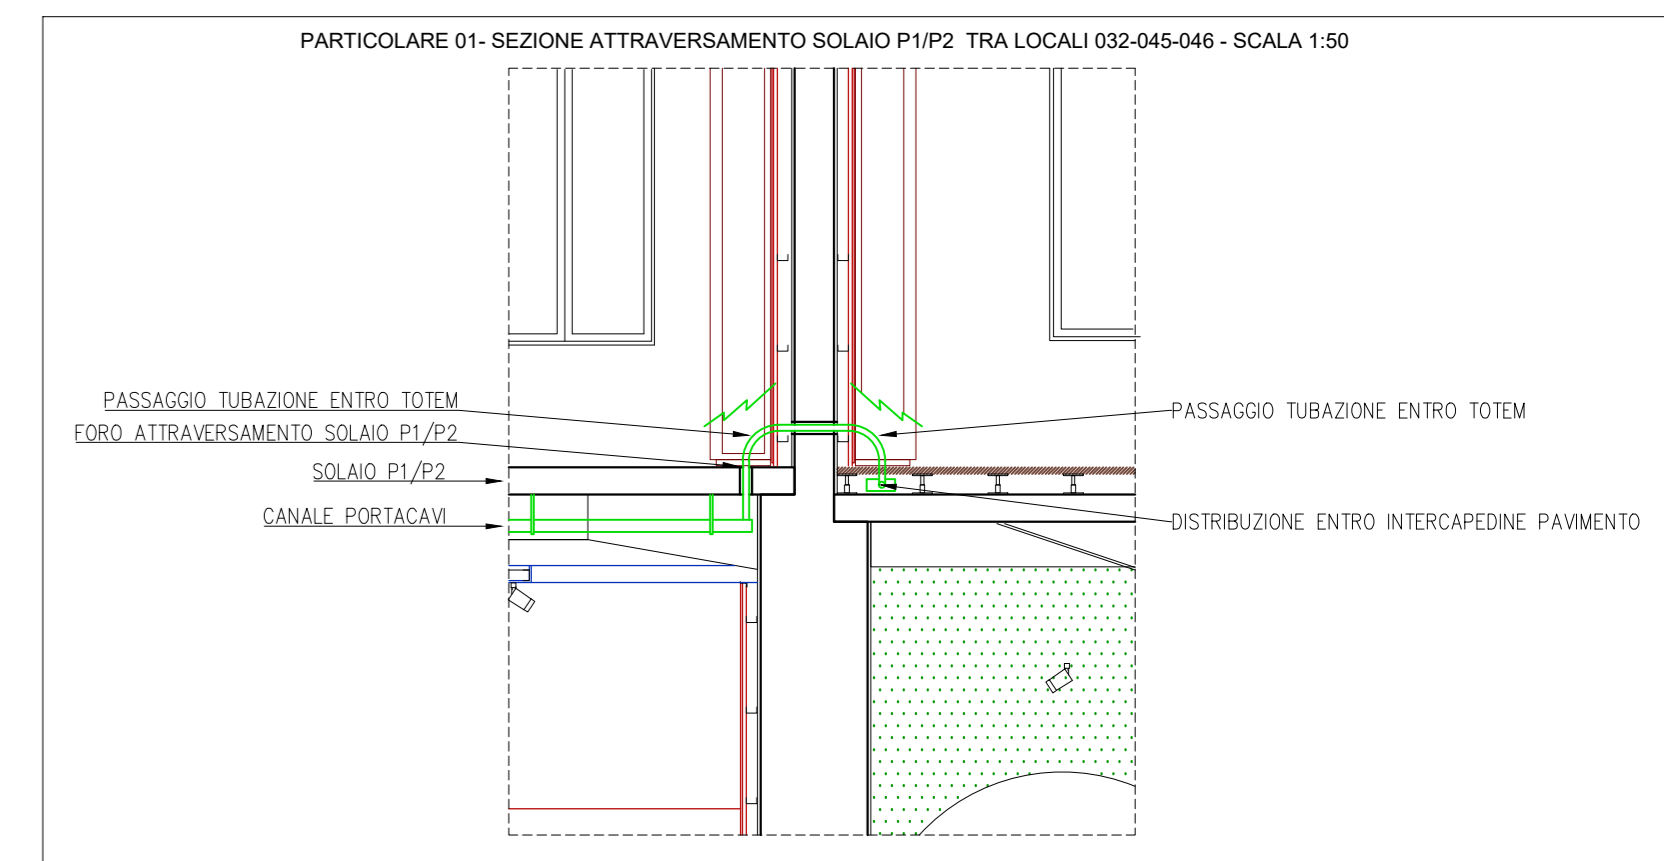
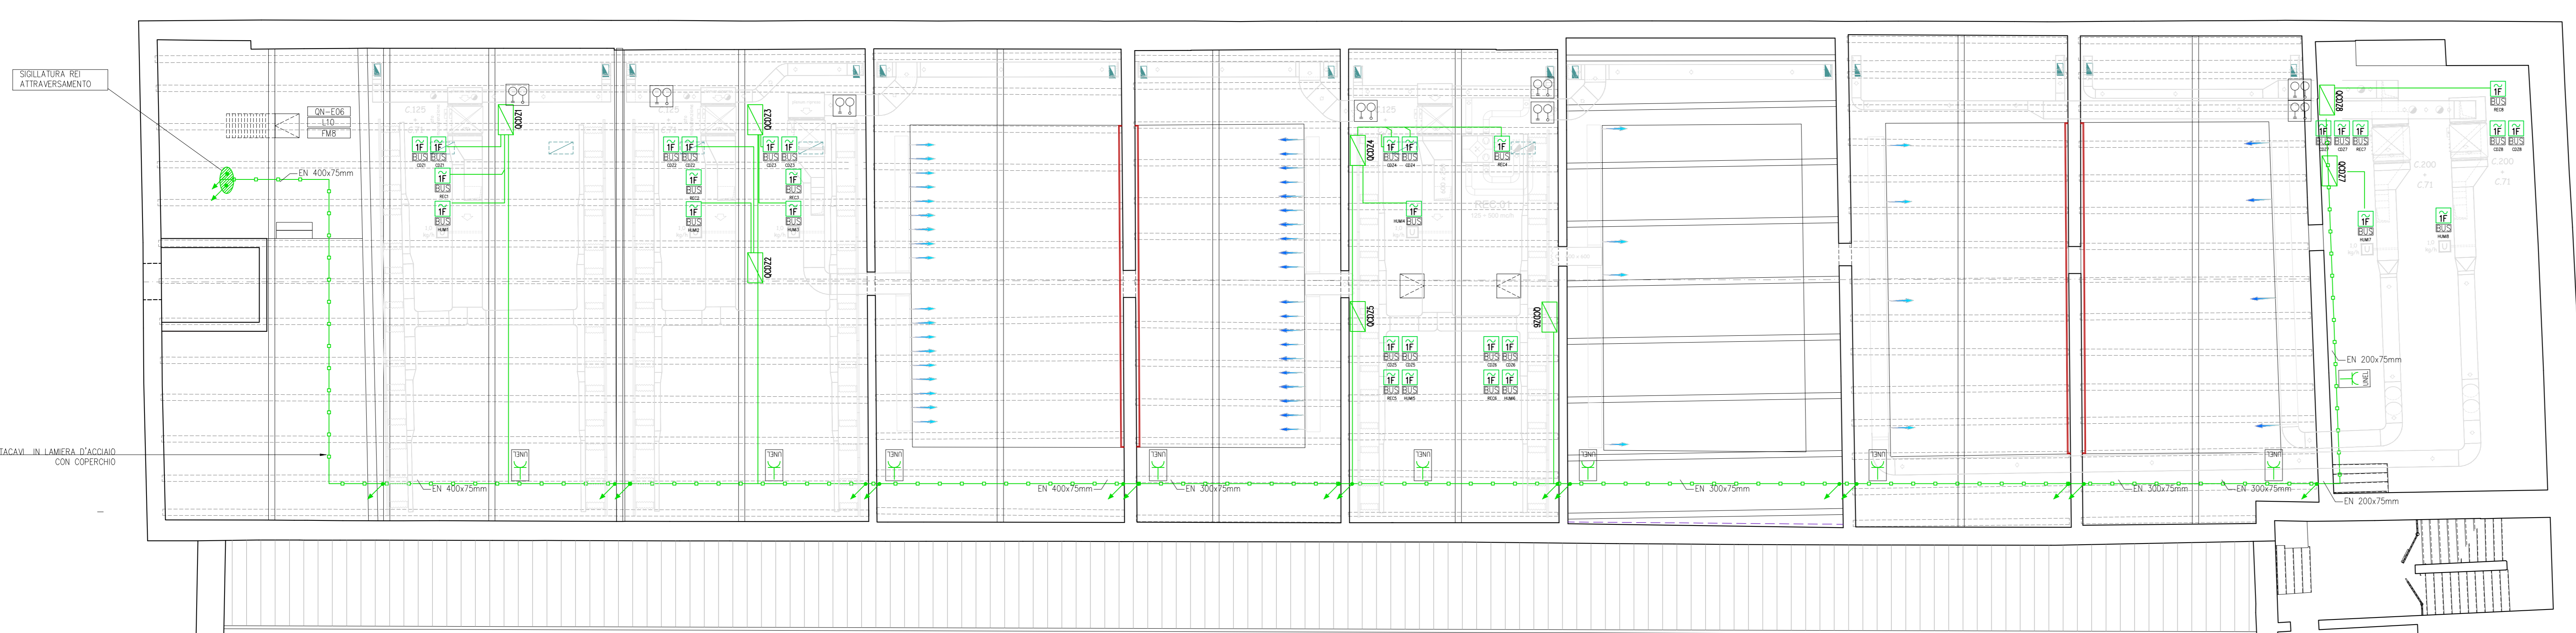


LEGENDA SIMBOLI	
Simbolo	Descrizione
	Quadro elettrico
	Canale portacavi
	Presso UNEL universalizzato
	Presso per telecomunicazioni
	Cassetto di connessione
	Conduttura discendente
	Conduttura ascendente
	Sonda URCS
	Sonda temperatura
	Punto alimentazione unità odt interna completo di attacco BUS di controllo
	Sensore presenza IR per attivazione scenario

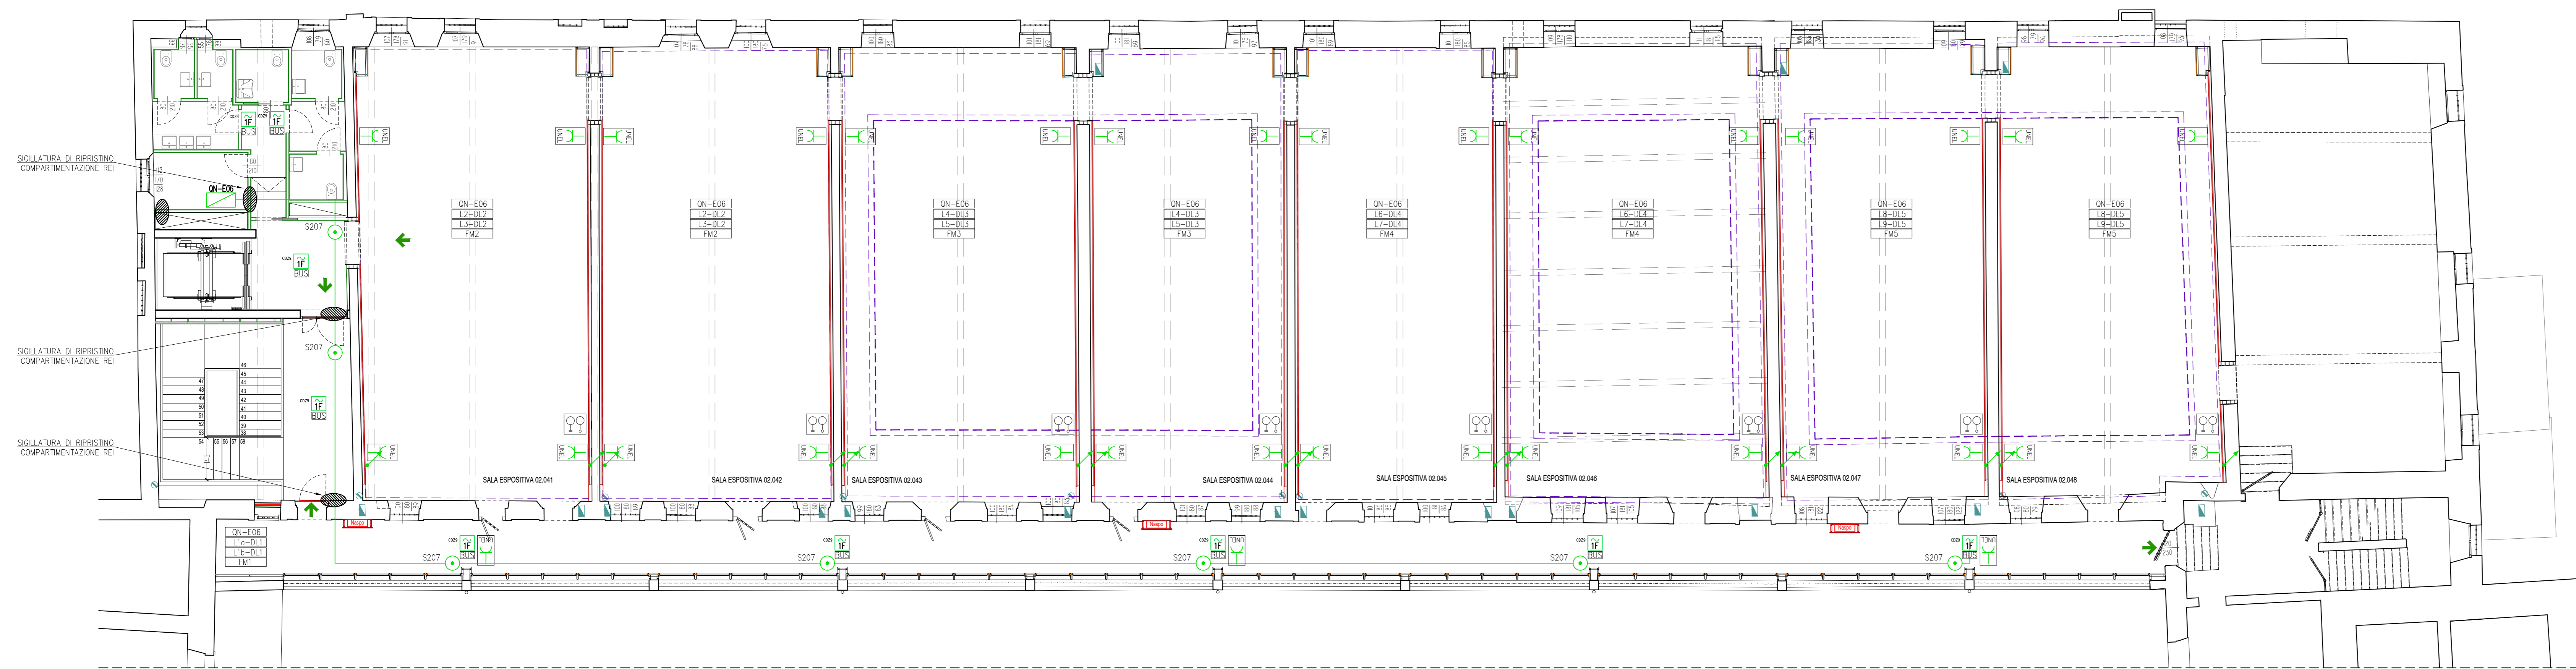

CASSETTE DI DERIVAZIONE E SCATOLE DA INNESTO			
COD	DM. ESTERNE	SCOMPARTI	PER TUBAZIONI d max
S.001	92x92x40mm	1	25mm
S.002	118x96x50mm	1	25mm
S.003	118x96x70mm	1	25mm
S.004	152x108x70mm	1	50mm
S.006	196x152x70mm	2	50mm
S.007	294x152x70mm	3	63mm
S.008	392x152x70mm	4	63mm
S.009	480x160x70mm	3	63mm
S.010	516x202x80mm	3	63mm
S.011	516x294x80mm	6	63mm

CASSETTE DI DERIVAZIONE E SCATOLE DA PARETE P > 44			
COD	DM. ESTERNE	d max FORI	PER TUBAZIONI d
S.204	100x100x50mm	25mm	25mm
S.206	150x100x70mm	25mm	25mm
S.207	190x140x70mm	37mm	32mm
S.208	240x190x90mm	37mm	32mm
S.209	300x220x120mm	48mm	40mm
S.210	380x250x120mm	48mm	40mm
S.211	460x280x120mm	48mm	40mm

PIANO NAZIONALE DI RIPRESA E RESILIENZA
MISSIONE M5C2 - COMPONENTE C2 - AMBITO INTERVENTO INVESTIMENTO 2.1
"PROGETTI DI RIGENERAZIONE URBANA"

RESTAURO DEL CASTELLO DEI CARRARESII
ALA NORD
CUP: H95F21000270001

PROGETTO DEFINITIVO

CODICE OPERA LLPP EDP 2021/102	DATA DICEMBRE 2022
DESCRIZIONE ELABORATO PROGETTO IMPIANTO ELETTRICO DISTRIBUZIONE FM + LUCE - P2 e SOTTOTETTO SCALA 1:100	NUMERO APPR.90_IE_IE17 CODICE ELABORATO EL_17
I PROGETTISTI coordinamento e progettazione generale: STUDIOMAS ARCHITETTI 30129 Padova via F. Petrarca 16 - +39 049 8746000 - www.studiomas.com - info@studiomas.com progetto strutturale e modellazione BIM: BIM DESIGN GROUP srl 30155 Venezia Santa Croce 46616 - +39 3472556600 - info@bimgroup.it coll. progetto architettonico: arch. Riccardo Bettin 35100 Padova via Fontanai 6ter - +39 3462438440 - bettinriccardo@gmail.com	IL RESPONSABILE UNICO DEL PROCEDIMENTO Arch. Domenico Lo Bosco IL CAPO SETTORE Ing. Matteo Banfi