


NOTA: IL PRODUTTORE APPARECCHI E' STATO INDICATO IN QUANTO I RISULTATI ILLUMINOTECNICI SONO DIRETTAMENTE DIPENDENTI DALLE CARATTERISTICHE ILLUMINOTECNICHE/FOTOMETRICHE DEGLI APPARECCHI. L'INDICAZIONE DEL PRODUTTORE DEVE INTENDERSI PURAMENTE A SCOPO DESCRITTIVO DELLE PRESTAZIONI DELL'APPARECCHIO E NON COSTITUISCE VINCOLO DI FORNITURA.

LEGENDA SIMBOLI	
Simbolo	Descrizione
	Quadro elettrico contenente dispositivi di protezione
	Punto luce completo di punto BUS controllato DALI
	Punto luce a parete, completo di punto BUS controllato DALI
	Punto luce, rappresentato con conduttura
	Cassetta di connessione
	Conduttura verticale passante
	Conduttura discendente
	Conduttura ascendente
	Pistolero stagno led 6000m SGM - IP65
	Apparecchio ad espositiva previsto in fornitura

GLI APPARECCHI INDICATI NELLE SALE ESPOSITIVE SONO INDICATIVI DELLE POTENZE COMPLESSIVE CONSIDERATE. AI FINI DEL DIMENSIONAMENTO DELLE LINEE DI ALIMENTAZIONE E DELLA DEFINIZIONE DEI PUNTI DI CONTROLLO DALLI GLI APPARECCHI PREVISTI NELLA FORNITURA SONO QUELLI CERCATI, LA POSIZIONE DEFINITIVA SARÀ INDICATA DALLA D.LL.

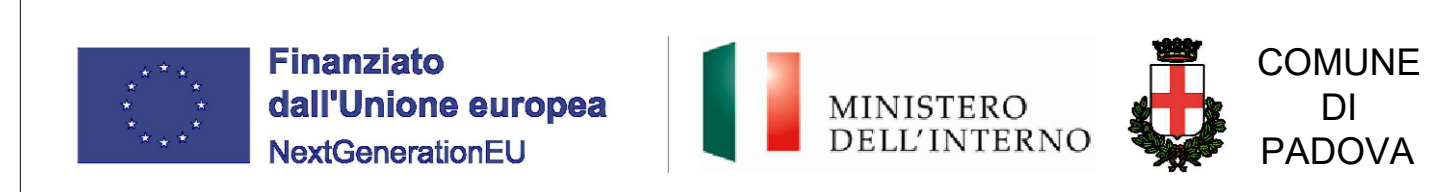

PIANO NAZIONALE DI RIPRESA E RESILIENZA
MISSIONE M5C2 - COMPONENTE C2 - AMBITO INTERVENTO INVESTIMENTO 2.1
"PROGETTI DI RIGENERAZIONE URBANA"

**RESTAURO DEL CASTELLO DEI CARRARESI
ALA NORD**
CUP: H95F21000270001

PROGETTO DEFINITIVO

CODICE OPERA LLPP EDP 2021/102	DATA DICEMBRE 2022
DESCRIZIONE ELABORATO PROGETTO IMPIANTO ELETTRICO DISPOSIZIONE APPARECCHI DI ILLUMINAZIONE E PUNTI ALIM. - P1 SCALA 1:100	NUMERO APPR.92_IE_19 CODICE ELABORATO EL_19
I PROGETTISTI coordinamento e progettazione generale: STUDIOMAS ARCHITETTI 30129 Padova via Fontana 36 - +39 049 8182600 - www.studiomas.com - info@studiomas.com progetto strutturale e modellazione BIM: BIM DESIGN GROUP srl 30135 Venezia Santa Croce 45616 - +39 3472595805 - info@bdgroup.it coll. progetto architettonico: arch. Riccardo Bettin 30100 Padova via Fontana 36 - +39 3462438440 - bettinriccardo@gmail.com prevenzione incendi: p.ind. Enrico Boscaro 30031 Dole (VI), Via Foscarina n. 4 - +39 3358121854 - studioboscaro@gmail.com	IL RESPONSABILE UNICO DEL PROCEDIMENTO Arch. Domenico Lo Bosco IL CAPO SETTORE Ing. Matteo Banfi