




PLANIMETRIA ESTERNA ANTINCENDIO - ANELLO ALIMENTAZIONE NASPI - SCALA 1:100

LEGENDA SIMBOLI

Simbolo	Descrizione	Simbolo	Descrizione
	Tubazione impianto gas metano in PEAD S5		Giunto di transizione interrato
	Tubazione impianto antincendio posa interrata con tubazione in PEAD PE100 PN16, posa a vista o controsoffitto con tubazioni in acciaio zincato		Estintore portatile
	Tubazione per carico vasca antincendio posa interrata con tubazione in PEAD PE100 PN16		Estintore portatile a biossido di carbonio
	Colonna montante generica		Attacco singolo per autopompa UNI 70
	Cassetta portanaso completa con naso UNI 25		Valvola frangifiamma per intercettazione anello posta su pozzetto in C.L.S. pozzetto Ø300x600x600mm, con prolunga e chiusura in Ghisa B125

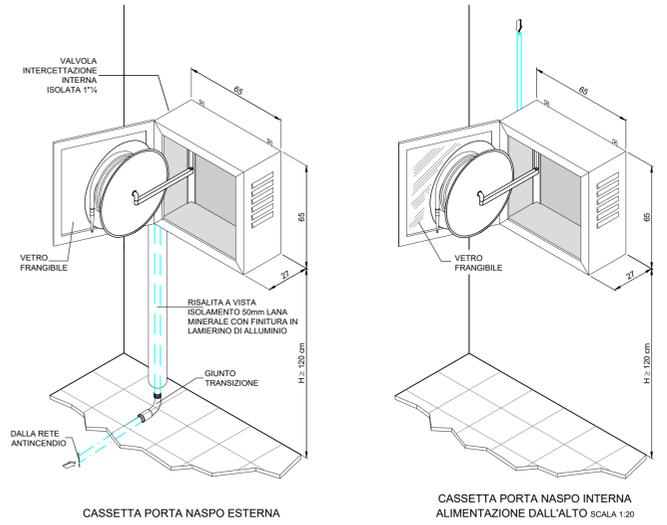

N.B.
LA DISPOSIZIONE DELLE APPARECCHIATURE E DELLE CONDUTTURE VA INTERPRETATA IN FUNZIONE DELLE LIMITAZIONI E DELLA PRECISIONE CHE LA RAPPRESENTAZIONE GRAFICA (SCHEMATICA E SIMBOLICA) CONSENTE.

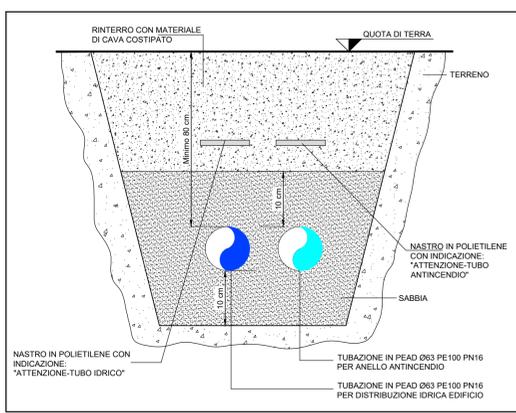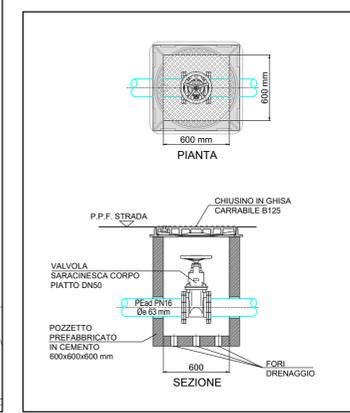

DETTAGLIO POZZETTO ISPEZIONE ANELLO ANTINCENDIO

PARTICOLARE SEZIONE DI SCAVO ANELLO ANTINCENDIO E IDRICO

COMUNE DI PADOVA NUOVO PLESSO SCOLASTICO 'GIROTONDO' E DEMOLIZIONE DELL'ESISTENTE		arch. Andrea Dondi Pinton Via Settima Strada, 7 - 35229 - Padova 0498766132 - andrea.dondi@studiodi.it	
PADOVA Via Alfredo Meli, 11		ing. Giovanni Curculacos Via Friuli Venezia Giulia, 8 - 30100 - Pianga (VE) 0415107542 - info@fengegneria.it	
geom. Renato Gallo CIP: 1833919000910004		CODICE GRETA: LUPP-EOP-2020/073	PROGETTO ESECUTIVO
RUP: arch. Andrea Dondi Pinton (capogruppo)		IMPIANTI MECCANICI PLANIMETRIA ESTERNA - ANTINCENDIO E LINEE ESTERNE	M.01
ING. A. GASPARINI Via Venezia, 11 - 35100 Padova Tel. 049 8766132 - info@fengegneria.it		9hstudio Via Venezia, 11 - 35100 Padova Tel. 049 8766132 - info@fengegneria.it	Data elaborazione: 08/05/2024 Data approvazione: 08/05/2024 Data stampa: 08/05/2024 Disegnato: LM - 02 Verificato: LM - 02 Data stampa: 08/05/2024

SCALA LINEARE 1:100