


LEGENDA

-  Tubazioni a vista o in controsoffitto in acciaio zincato
-  Tubazione interrata in polietilene PN16
-  Valvola di intercettazione rete antincendio completa di:
-indicatore di posizione
-microinterruttore con segnalazione stato
-  Le tubazioni e gli idranti indicati con il presente colore NON saranno realizzati nel primo stralcio

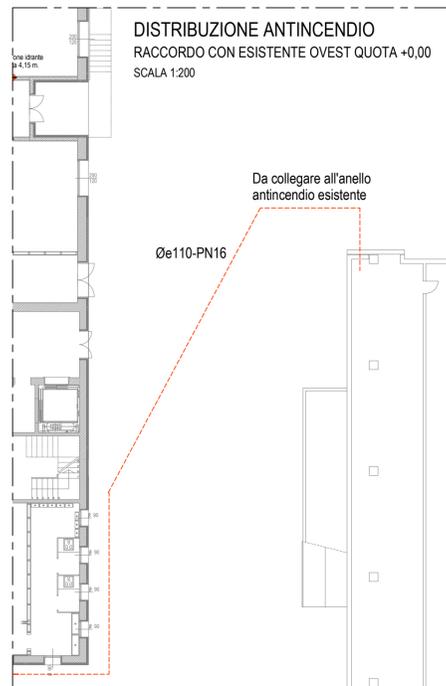

DISTRIBUZIONE ANTINCENDIO
PIANTA OVEST QUOTA +0,00
SCALA 1:100

COMUNE DI PADOVA
SETTORE LAVORI PUBBLICI



RIQUALIFICAZIONE LATO SUD DELLO STADIO EUGANEO
CON NUOVO PALAZZETTO PER IL BASKET,
NUOVO PALAZZETTO POLIFUNZIONALE
E NUOVA CURVA FATTORI

PROGETTO ESECUTIVO

CODICE OPERA	DATA	Maggio 2020
LLPP EDP 2019/163 - 2019/164 - 2019/165	NUMERO	APPR_150_IM
DESCRIZIONE ELABORATO	DISTRIBUZIONE ANTINCENDIO - LIV. 0.00 - OVEST	
IL PROGETTISTA	IL RESPONSABILE UNICO DEL PROCEDIMENTO	IL CAPO SETTORE
Ing. Claudio Ressi	Arch. Stefano Benvegno	Ing. Emanuele Nichele
ASSISTENZA ALLA PROGETTAZIONE ESECUTIVA	PROGETTO STRUTTURALE	PROGETTO IMPIANTI MECCANICI
Studio Muratori & Zanon	Ing. Cristian Lazzarin	P.I. Antonio Brunello
arch. Giulio Muratori	PROGETTO IMPIANTI ELETTRICI	Ing. Aurelio Brunello
arch. Federico Muratori	CONSENSUENZA AUTORIZZAZIONI ENTI	Ing. Sergio Masuzzo
arch. Nadia Scarabottolo		Studio Bonsembiante
arch. Matteo Martin		

