


- LEGENDA
- Tubazioni a vista o in controsoffitto in acciaio zincato
 - - - Tubazione interrata in polietilene PN16

DISTRIBUZIONE ANTINCENDIO

PIANTA EST QUOTA +4,15

SCALA 1:100

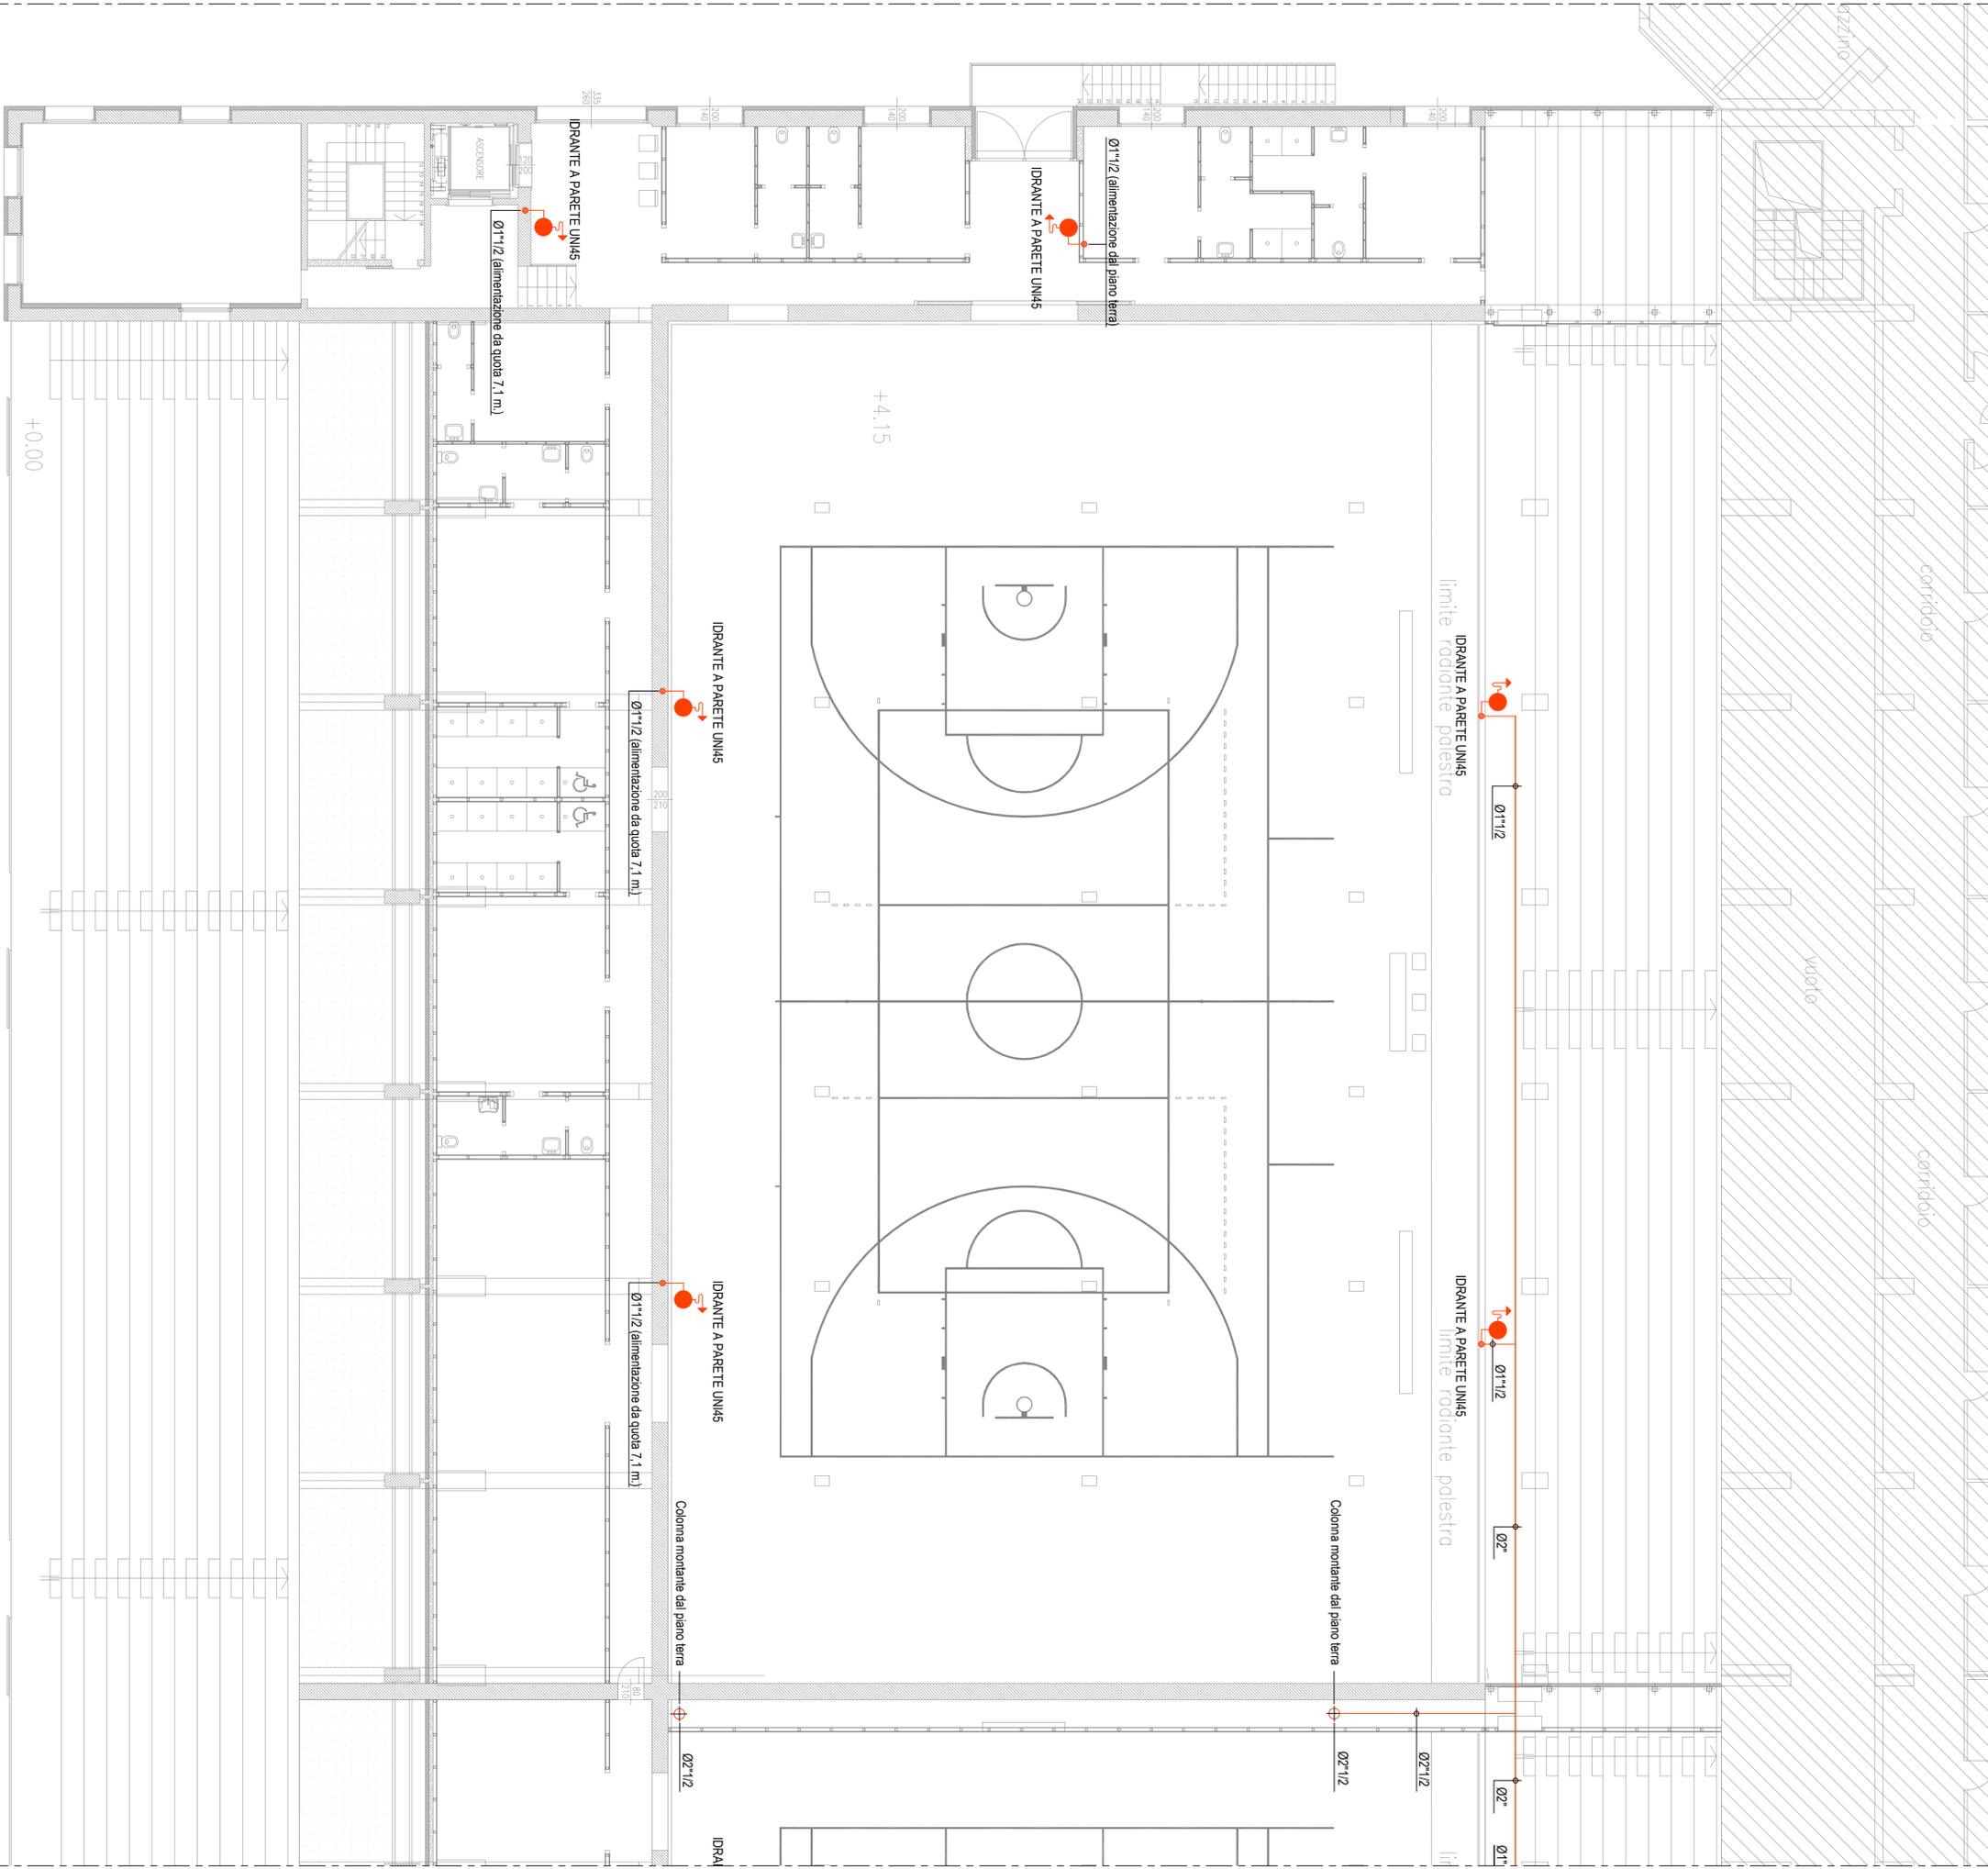

COMUNE DI PADOVA
SETTORE LAVORI PUBBLICI



**RIQUALIFICAZIONE LATO SUD DELLO STADIO EUGANEO
 CON NUOVO PALAZZETTO PER IL BASKET,
 NUOVO PALAZZETTO POLIFUNZIONALE
 E NUOVA CURVA FATTORI**

PROGETTO ESECUTIVO

CODICE OPERA LLPP EDP 2019/163 - 2019/164 - 2019/165		DATA Maggio 2020
DESCRIZIONE ELABORATO DISTRIBUZIONE ANTINCENDIO - LIV. +4.15 - EST		NUMERO APPR_151_IM
IL PROGETTISTA Ing. Claudio Rossi	IL RESPONSABILE UNICO DEL PROCEDIMENTO Arch. Stefano Benvegnù	IL CAPO SETTORE Ing. Emanuele Nichele
ASSISTENZA ALLA PROGETTAZIONE ESECUTIVA Studio Muratori & Zanon arch. Giulio Muratori arch. Federico Muratori arch. Nadia Scarabottolo arch. Matteo Martin	PROGETTO STRUTTURALE Ing. Cristian Lazzarin PROGETTO IMPIANTI ELETTRICI Ing. Sergio Masuzzo	PROGETTO IMPIANTI MECCANICI P.I. Antonio Brunello Ing. Aurelio Brunello CONSULENZA AUTORIZZAZIONI ENTI Studio Bonsembiante