


LEGENDA

- Tubazioni a vista o in controsoffitto in acciaio zincato
- - - Tubazione interrata in polietilene PN16
- Le tubazioni e gli idranti indicati con il presente colore NON saranno realizzati nel primo straccio

DISTRIBUZIONE ANTINCENDIO
PIANTA OVEST QUOTA +4,15
SCALA 1:100

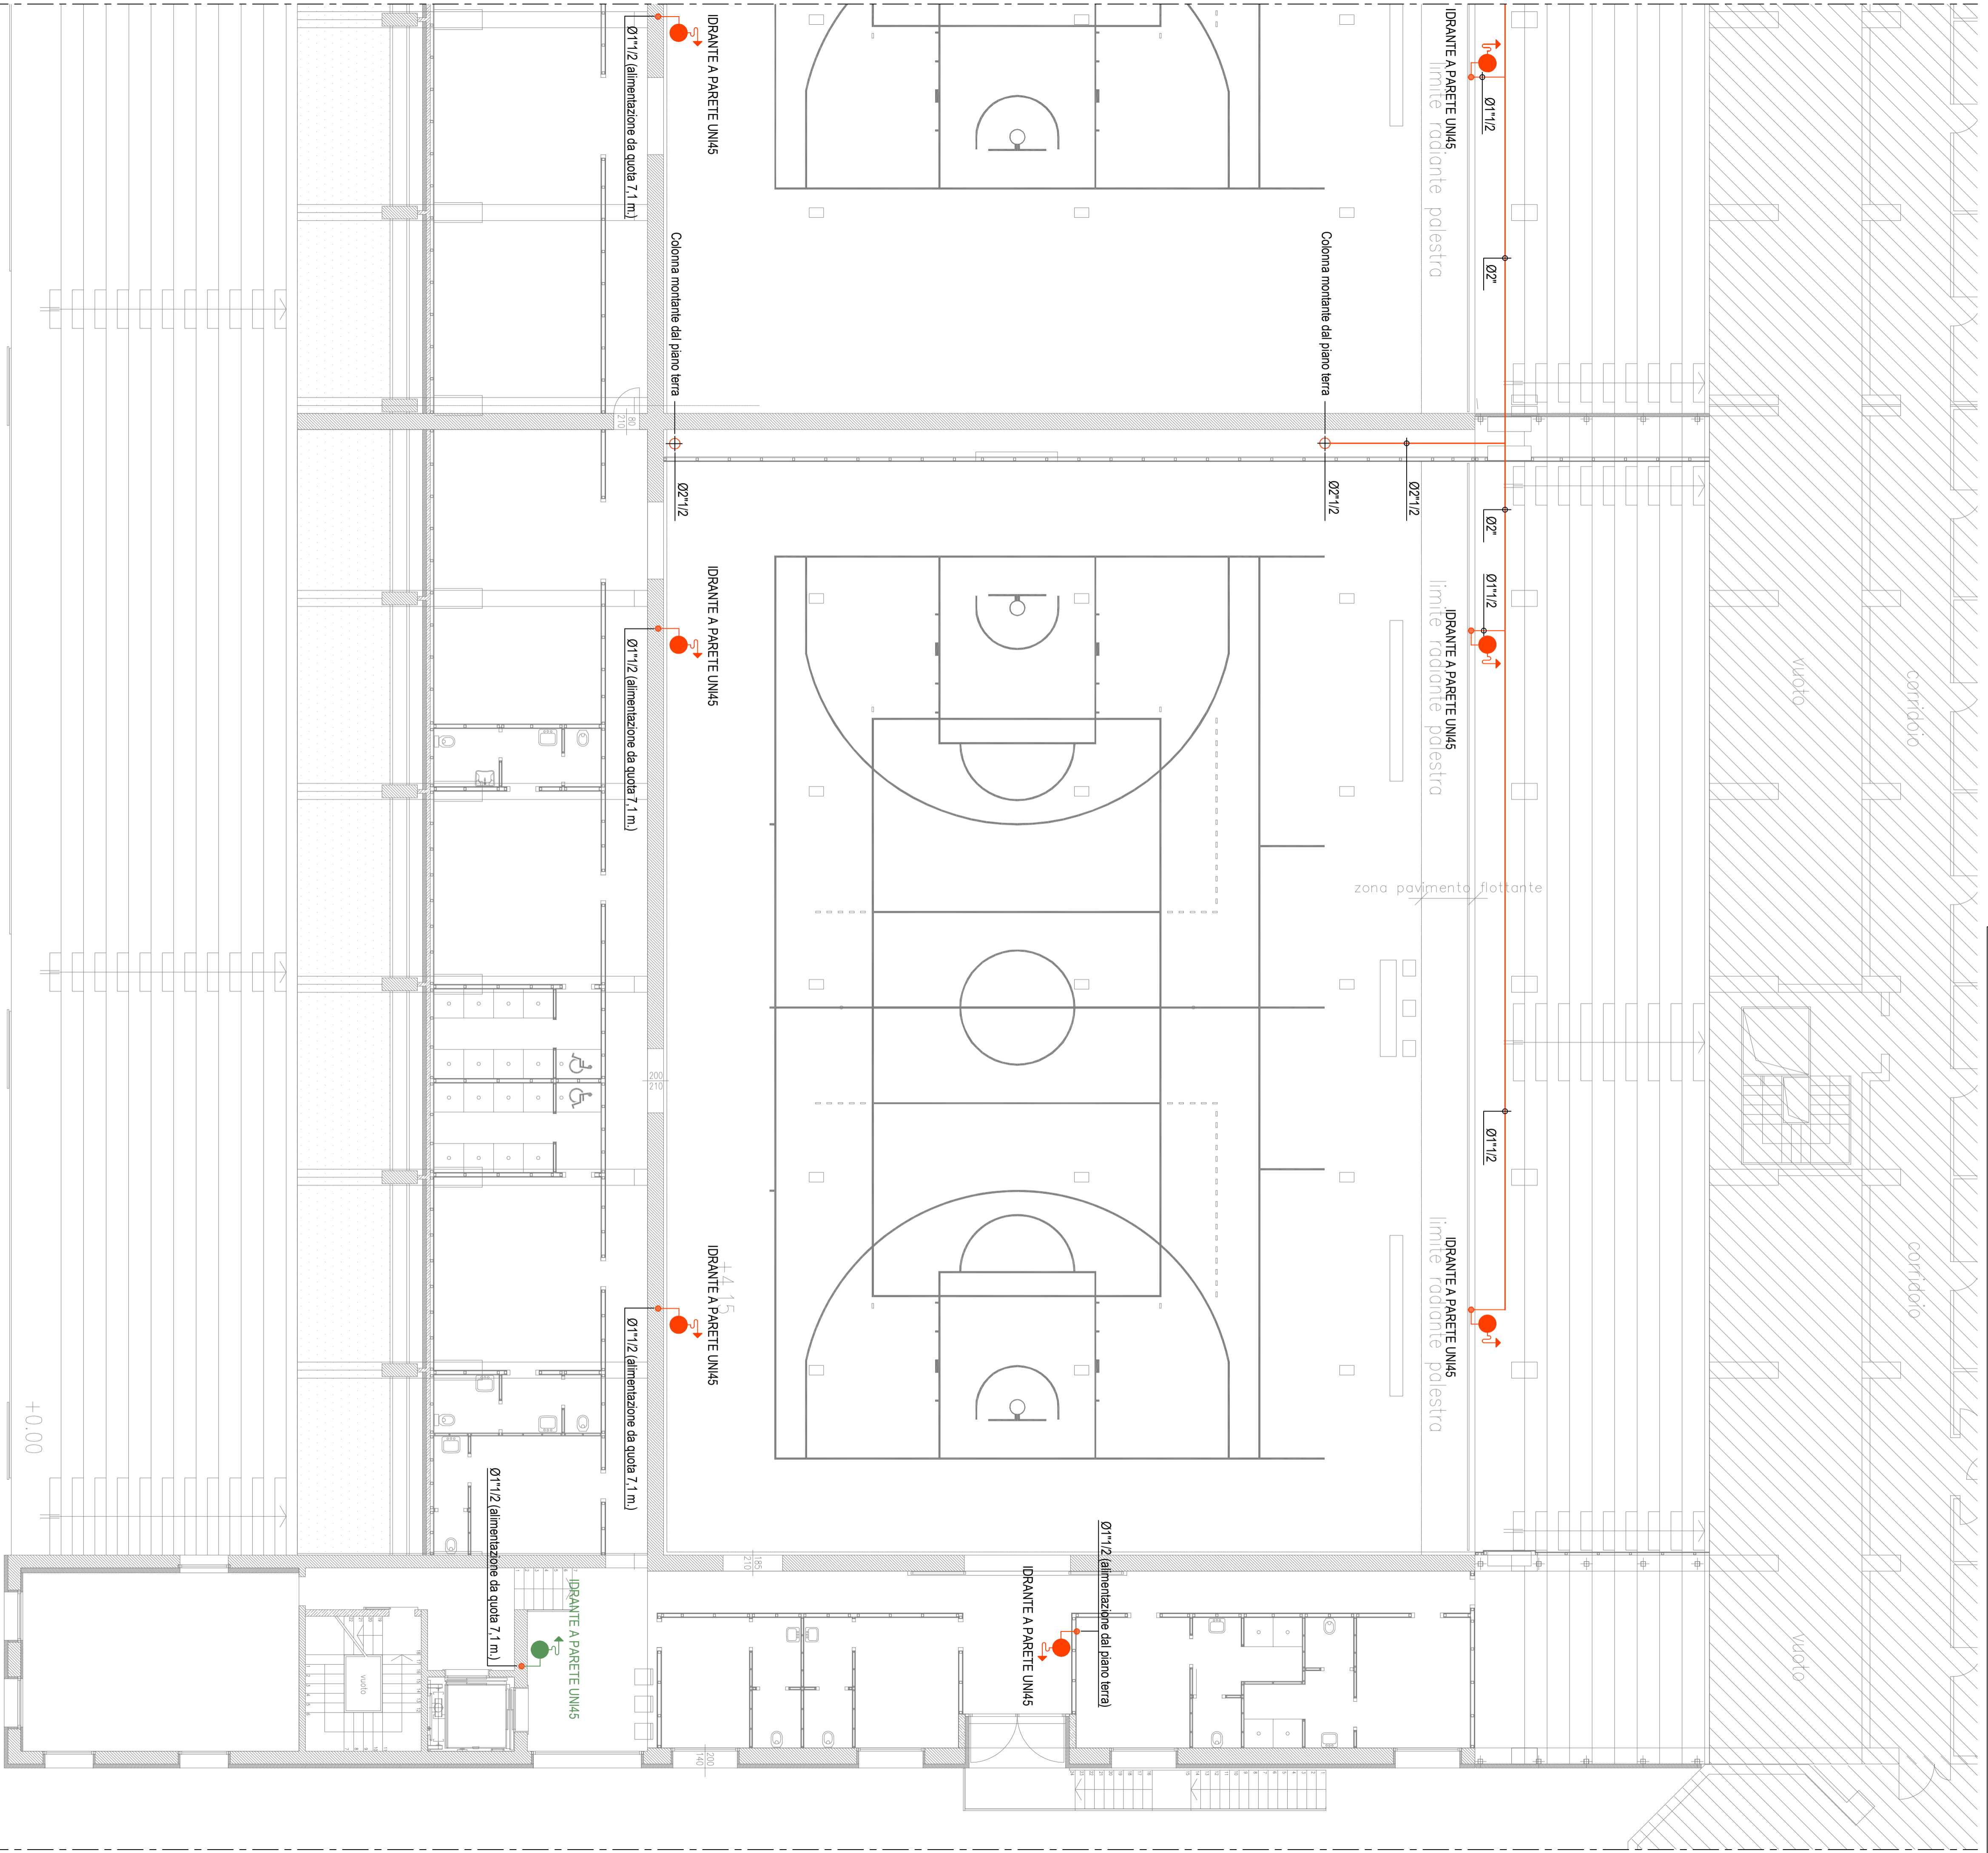

COMUNE DI PADOVA
SETTORE LAVORI PUBBLICI



**RIQUALIFICAZIONE LATO SUD DELLO STADIO EUGANEO
CON NUOVO PALAZZETTO PER IL BASKET,
NUOVO PALAZZETTO POLIFUNZIONALE
E NUOVA CURVA FATTORI**

PROGETTO ESECUTIVO

CODICE OPERA LLPP EDP 2019/163 - 2019/164 - 2019/165		DATA Maggio 2020
DESCRIZIONE ELABORATO DISTRIBUZIONE ANTINCENDIO - LIV. +4.15 - OVEST		NUMERO APPR_152_IM
IL PROGETTISTA Ing. Claudio Rossi	IL RESPONSABILE UNICO DEL PROCEDIMENTO Arch. Stefano Benvegnù	IL CAPO SETTORE Ing. Emanuele Nichele
ASSISTENZA ALLA PROGETTAZIONE ESECUTIVA Studio Muratori & Zanon arch. Giulio Muratori arch. Federico Muratori arch. Nadia Scarabottolo arch. Matteo Martin	PROGETTO STRUTTURALE Ing. Cristian Lazzarin PROGETTO IMPIANTI ELETTRICI Ing. Sergio Masuzzo	PROGETTO IMPIANTI MECCANICI P.I. Antonio Brunello Ing. Aurelio Brunello CONSULENZA AUTORIZZAZIONI ENTI Studio Bonsembiante