


DISTRIBUZIONE ANTINCENDIO
 PIANTA EST QUOTA +6,15
 SCALA 1:100

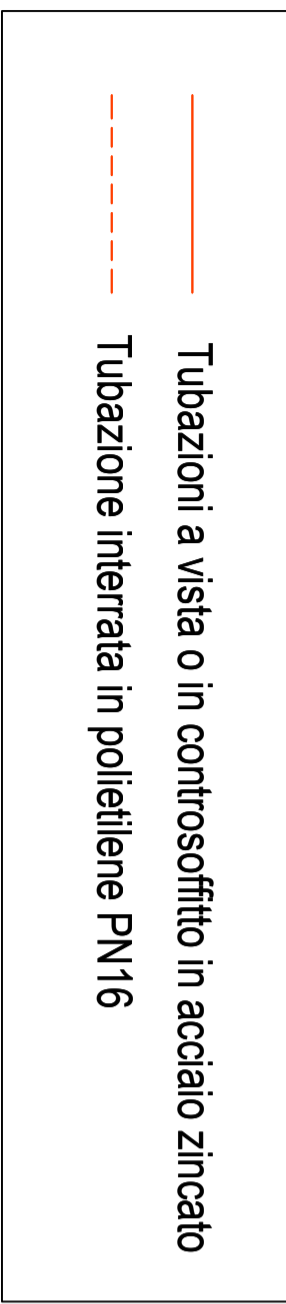

LEGENDA

COMUNE DI PADOVA
SETTORE LAVORI PUBBLICI



**RIQUALIFICAZIONE LATO SUD DELLO STADIO EUGANEO
 CON NUOVO PALAZZETTO PER IL BASKET,
 NUOVO PALAZZETTO POLIFUNZIONALE
 E NUOVA CURVA FATTORI**

PROGETTO ESECUTIVO

CODICE OPERA LLPP EDP 2019/163 - 2019/164 - 2019/165		DATA Maggio 2020
DESCRIZIONE ELABORATO DISTRIBUZIONE ANTINCENDIO - LIV +6.15 - EST		NUMERO APPR_153_IM
IL PROGETTISTA Ing. Claudio Rossi	IL RESPONSABILE UNICO DEL PROCEDIMENTO Arch. Stefano Benvegnù	IL CAPO SETTORE Ing. Emanuele Nichele
ASSISTENZA ALLA PROGETTAZIONE ESECUTIVA Studio Muratori & Zanon arch. Giulio Muratori arch. Federico Muratori arch. Nadia Scarabottolo arch. Matteo Martin	PROGETTO STRUTTURALE Ing. Cristian Lazzarin	PROGETTO IMPIANTI MECCANICI P.I. Antonio Brunello Ing. Aurelio Brunello
	PROGETTO IMPIANTI ELETTRICI Ing. Sergio Masuzzo	CONSULENZA AUTORIZZAZIONI ENTI Studio Bonsembiante