


LEGENDA

- Tubazioni a vista o in controsoffitto in acciaio zincato
- - - Tubazione interrata in polietilene PN16
- Tubazioni esterne a vista con cavo scaldante

N.B. Tutte le tubazioni con percorso a vista all'aperto dovranno essere dotate di cavetto elettrico scaldante/autoregolante per la protezione dal gelo

PUNTO DI MISURAZIONE (in conformità al punto 7.7 e 9.2.2 della UNI10779) completo di attacco per manometro e valvola portamanometro

DISTRIBUZIONE ANTINCENDIO
PIANTA OVEST QUOTA +9,50
SCALA 1:100

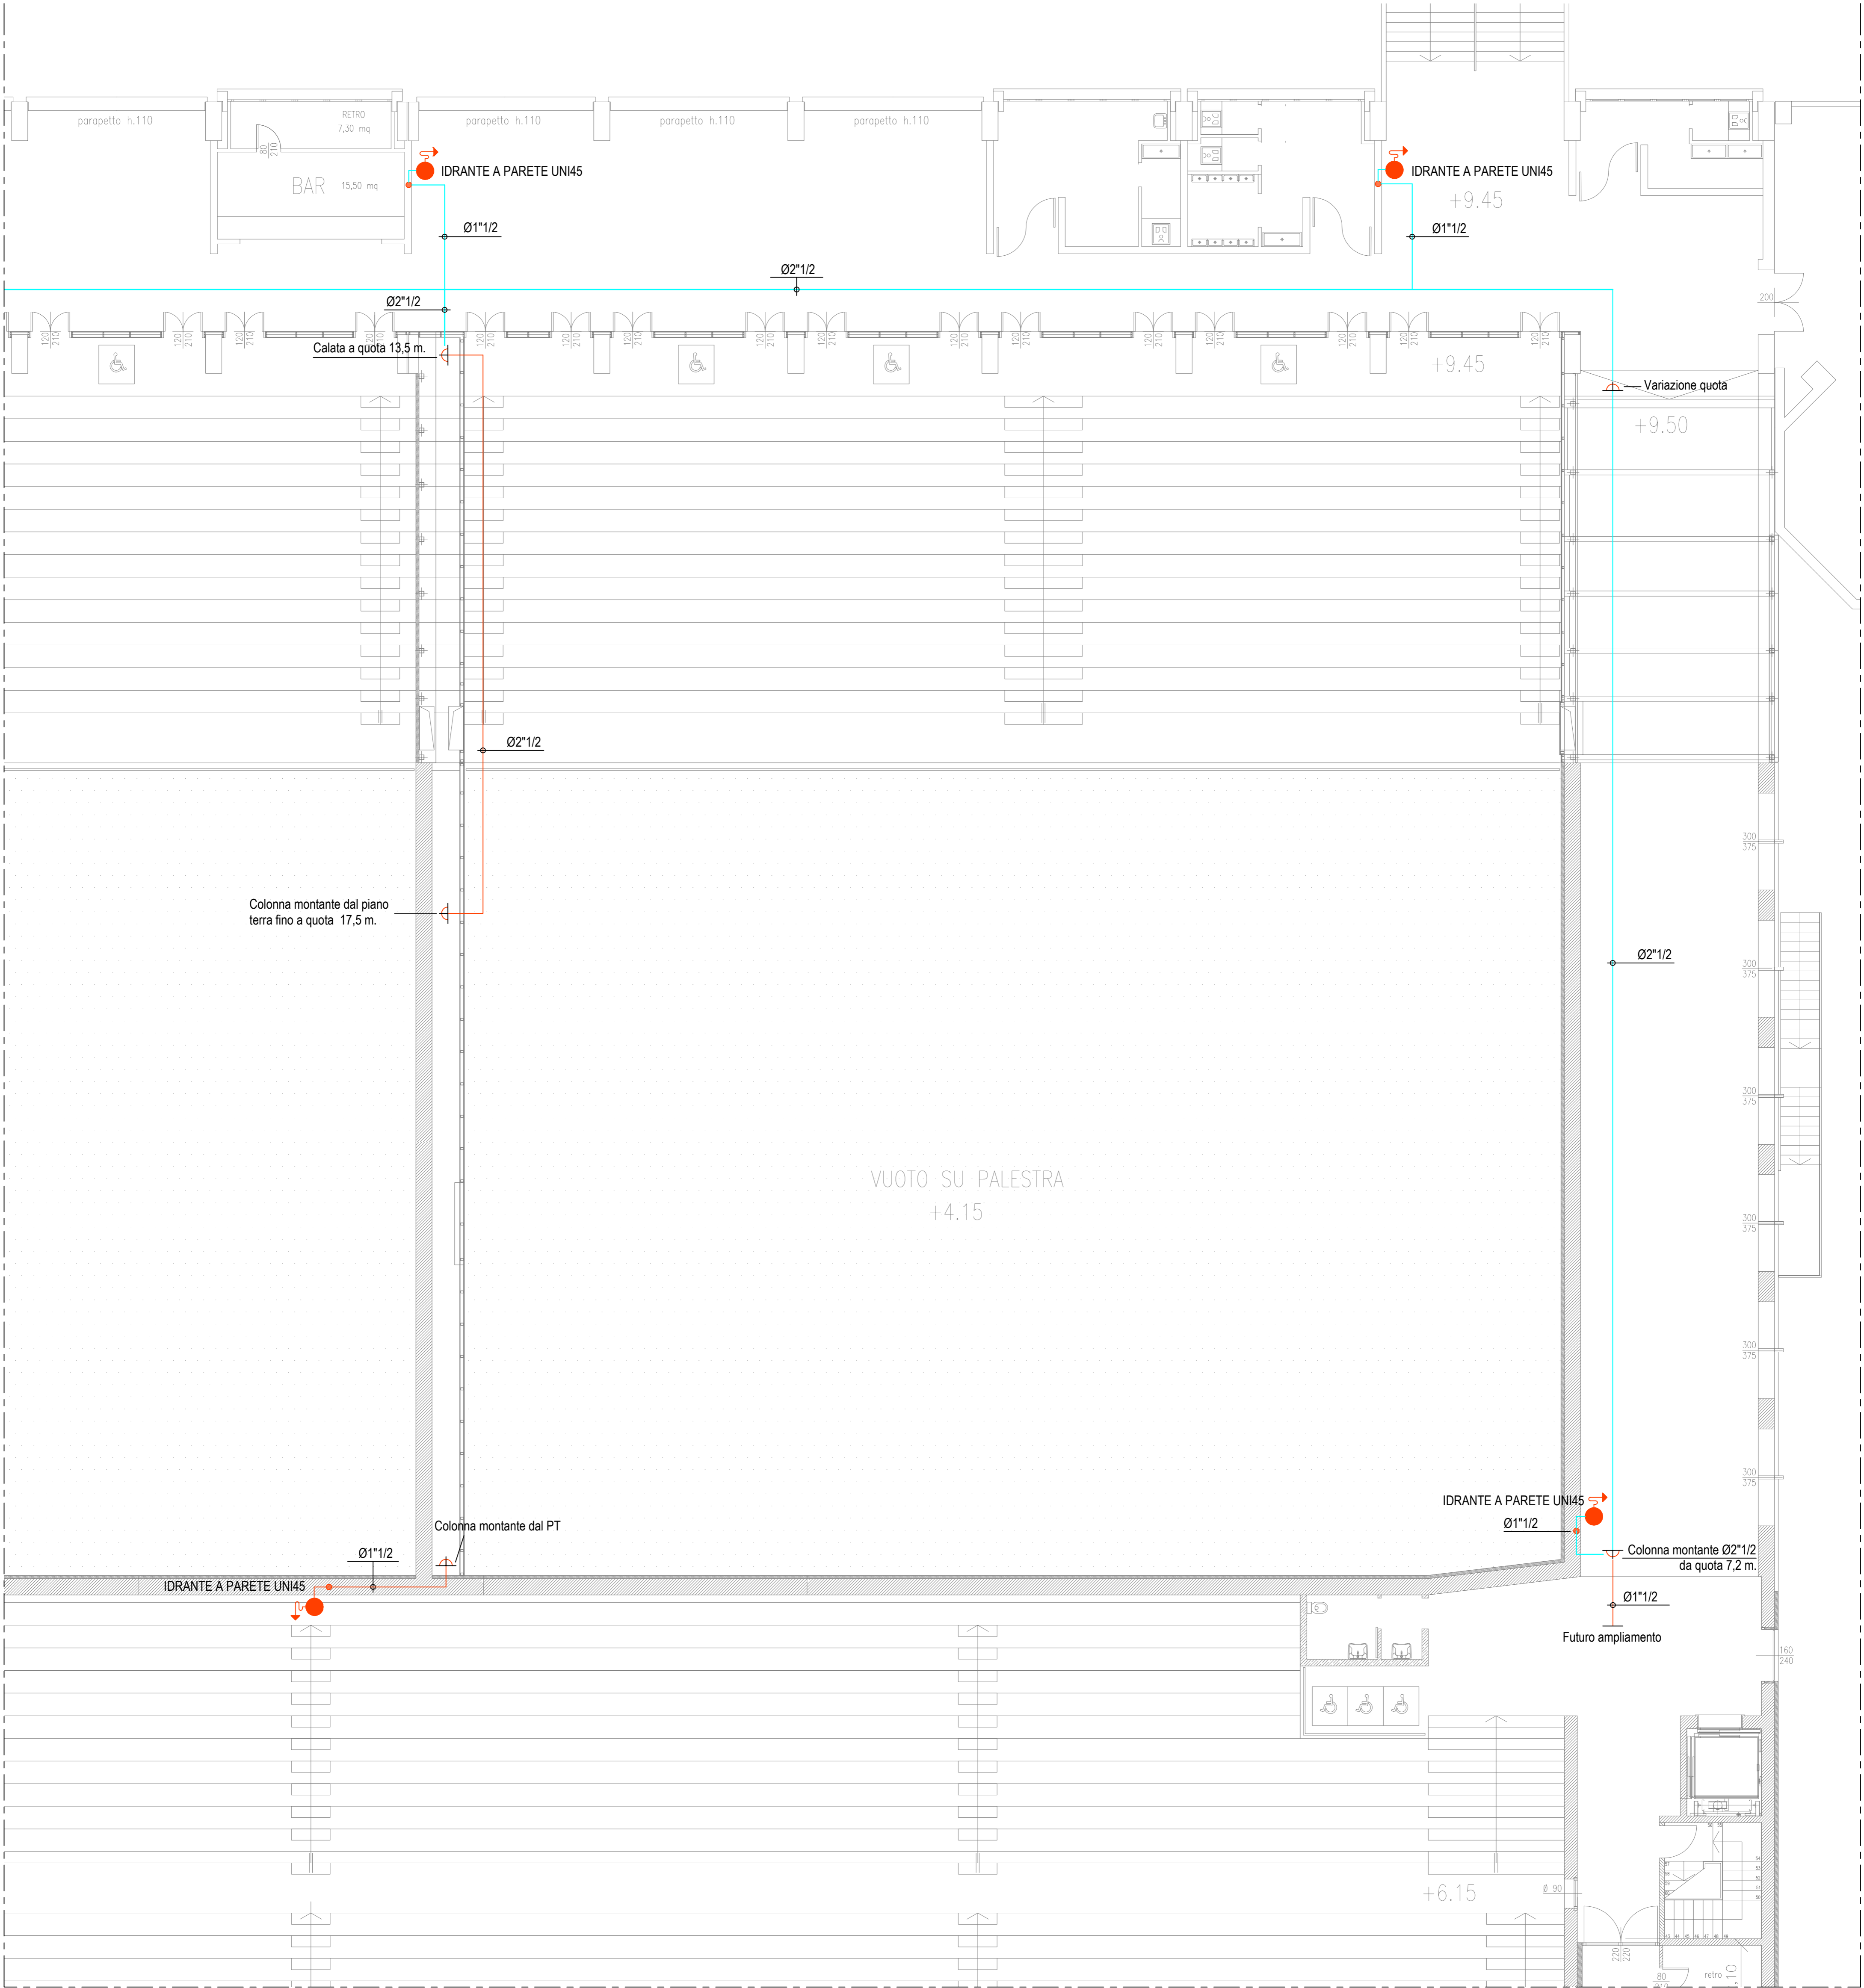

COMUNE DI PADOVA
SETTORE LAVORI PUBBLICI



RIQUALIFICAZIONE LATO SUD DELLO STADIO EUGANEO
CON NUOVO PALAZZETTO PER IL BASKET,
NUOVO PALAZZETTO POLIFUNZIONALE
E NUOVA CURVA FATTORI

PROGETTO ESECUTIVO

| CODICE OPERA | DATA |
|---|----------------------------------|
| LLPP EDP 2019/163 - 2019/164 - 2019/165 | Maggio 2020 |
| DESCRIZIONE ELABORATO | NUMERO |
| DISTRIBUZIONE ANTINCENDIO - LIV. +9.50 -OVEST | APPR_156_IM |
| IL PROGETTISTA | IL CAPO SETTORE |
| Ing. Claudio Ressi | Ing. Emanuele Nichele |
| ASSISTENZA ALLA PROGETTAZIONE ESECUTIVA | PROGETTO IMPIANTI MECCANICI |
| Studio Muratori & Zanoni | P.I. Antonio Brunello |
| arch. Giulio Muratori | Ing. Aurelio Brunello |
| arch. Federico Muratori | PROGETTO IMPIANTI ELETTRICI |
| arch. Nadia Scarabottolo | CONSENSUENZA AUTORIZZAZIONI ENTI |
| arch. Matteo Martin | Ing. Sergio Masuzzo |
| | Studio Bonsembante |