



UNITA' INTERNA MAGAZZINO




UNITA' ESTERNA MAGAZZINO




UNITA' INTERNA UFFICI



UNITA' ESTERNA UFFICI

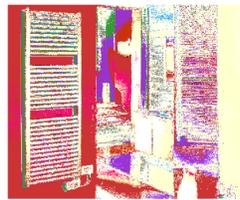

SCALDASALVIETTE ELETTRICO PER WC


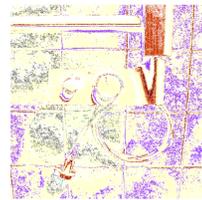


RESISTENZA ELETTRICA TERMOSTATATA
SCALDASALVIETTE ELETTRICO PER WC


VISTA DI ALCUNE APPARECCHIATURE PRINCIPALI

ELENCO FLUIDI


— CW	ACQUA POTABILE
— FW	ACQUA ANTINCENDIO
— IRW	ACQUA PER IRRIGAZIONE
— SW	ACQUA ADDOLCITA
— GWS	ACQUA GELIDA GLICOLATA M.
— GWR	ACQUA GELIDA GLICOLATA R.
— CHWS	ACQUA REFRIGERATA M.
— CHWR	ACQUA REFRIGERATA R.
— HWS	ACQUA CALDA RISC. M.
— HWR	ACQUA CALDA RISC. R.
— SHW	ACQUA CALDA SANITARIO
— SWR	ACQUA RICIRCOLO SANITARIO
— C	SCARICO CONDENSA HVAC
— GAS	METANO
— AS	MANDATA ARIA TRATTATA
— AR	RIPRESA ARIA AMBIENTE
— PAE	PRESA ARIA ESTERNA
— EA	ESPULSIONE ARIA ESAUSTA

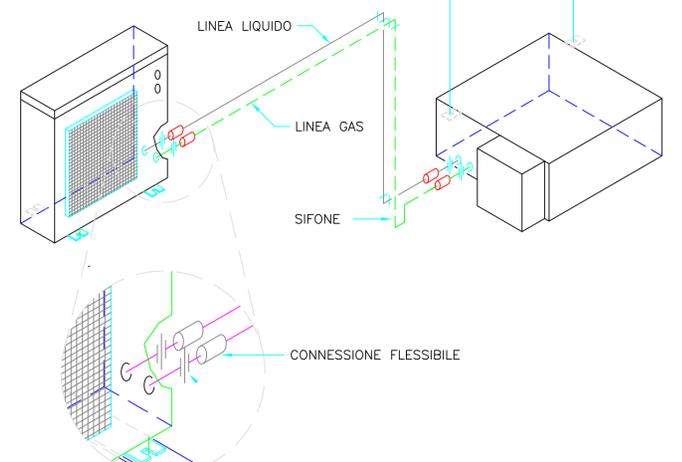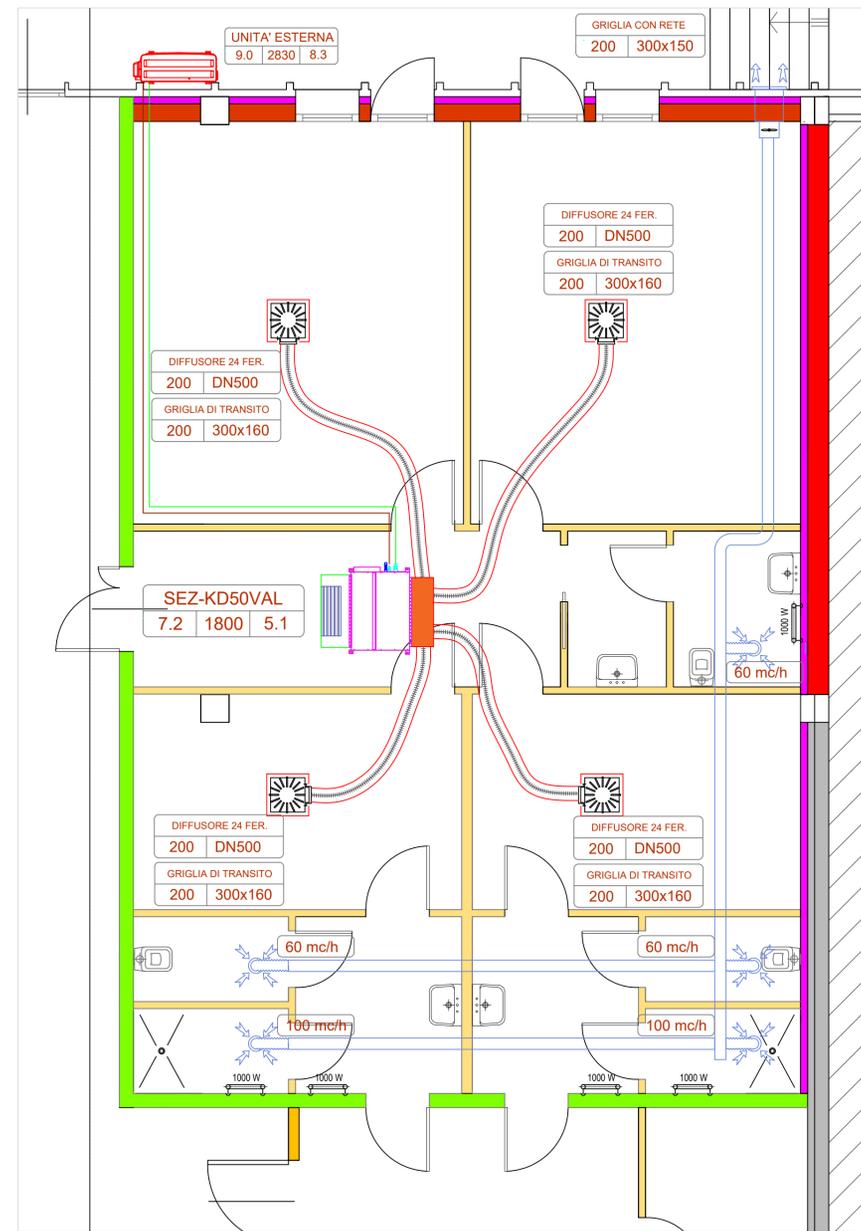

- NOTE —
- 1.) QUESTO DISEGNO E' SOLO SCHEMATICO. L'ESATTA STESURA DELLE TUBAZIONI ED IL MONTAGGIO DELLE UNITA' VERRA DETERMINATA IN SITO.
 - 2.) TUBAZIONE DEL REFRIGERANTE E RACCORDI SARANNO TRATTATI CON TUBO ADATTO PER QUESTA APPLICAZIONE; DISSODIATO, DISIDRATATE E SIGILLATE, tipo ACR CON GIUNTI SALDOBRSATI. ISOLATE CON ELASTOMERO DA 25mm DI SPESSORE

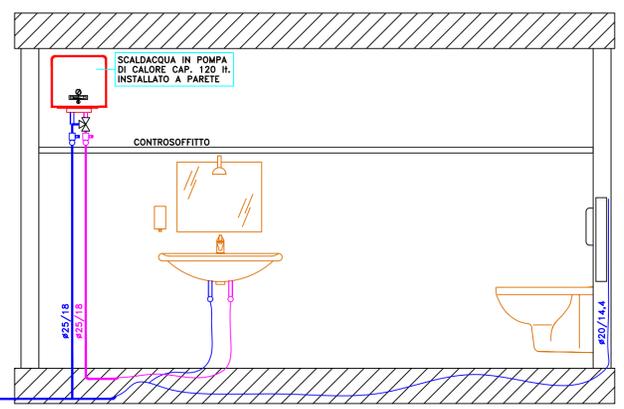

SCHEMA VERTICALE

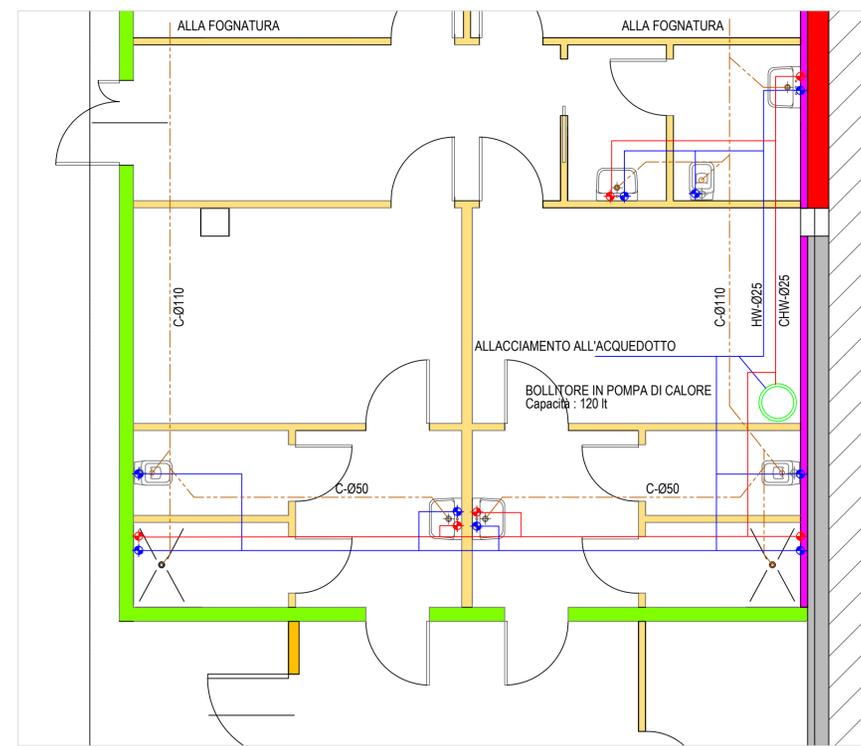

ESEMPIO COLLETTORE SANITARIO

COMUNE DI PADOVA
AREA LL.PP.

Settore Lavori Pubblici
ELENCO ANNUALE 2020
PROGETTO ESECUTIVO
RISTRUTTURAZIONE EX MAGAZZINI FRIGORIFERI
C.so AUSTRALIA PER NUOVI MAGAZZINI
COMPLETAMENTO OPERE
IMPORTO COMPLESSIVO: € 300.000,00

N° Progetto EDP 2020/028 Nome file	CUP: H96E19000100004	Elaborato M01 - APPR27 IMPIANTI MECCANICI IMPIANTI DI CLIMATIZZAZIONE IMPIANTI ADDUZIONE IDRICA Scala 1:50	
Data Ottobre 2020	LLPP EDP 2020/028	Progettisti Ing. Loris Andrea Ragona Arch. Roberto Daniele Geom. Paolo Lolo Geom. Mosè Ciatto Ing. Pavan Stefano	Rup Arch. Diego Giaccon
		Capo Settore Ing. Emanuele Nichele	