
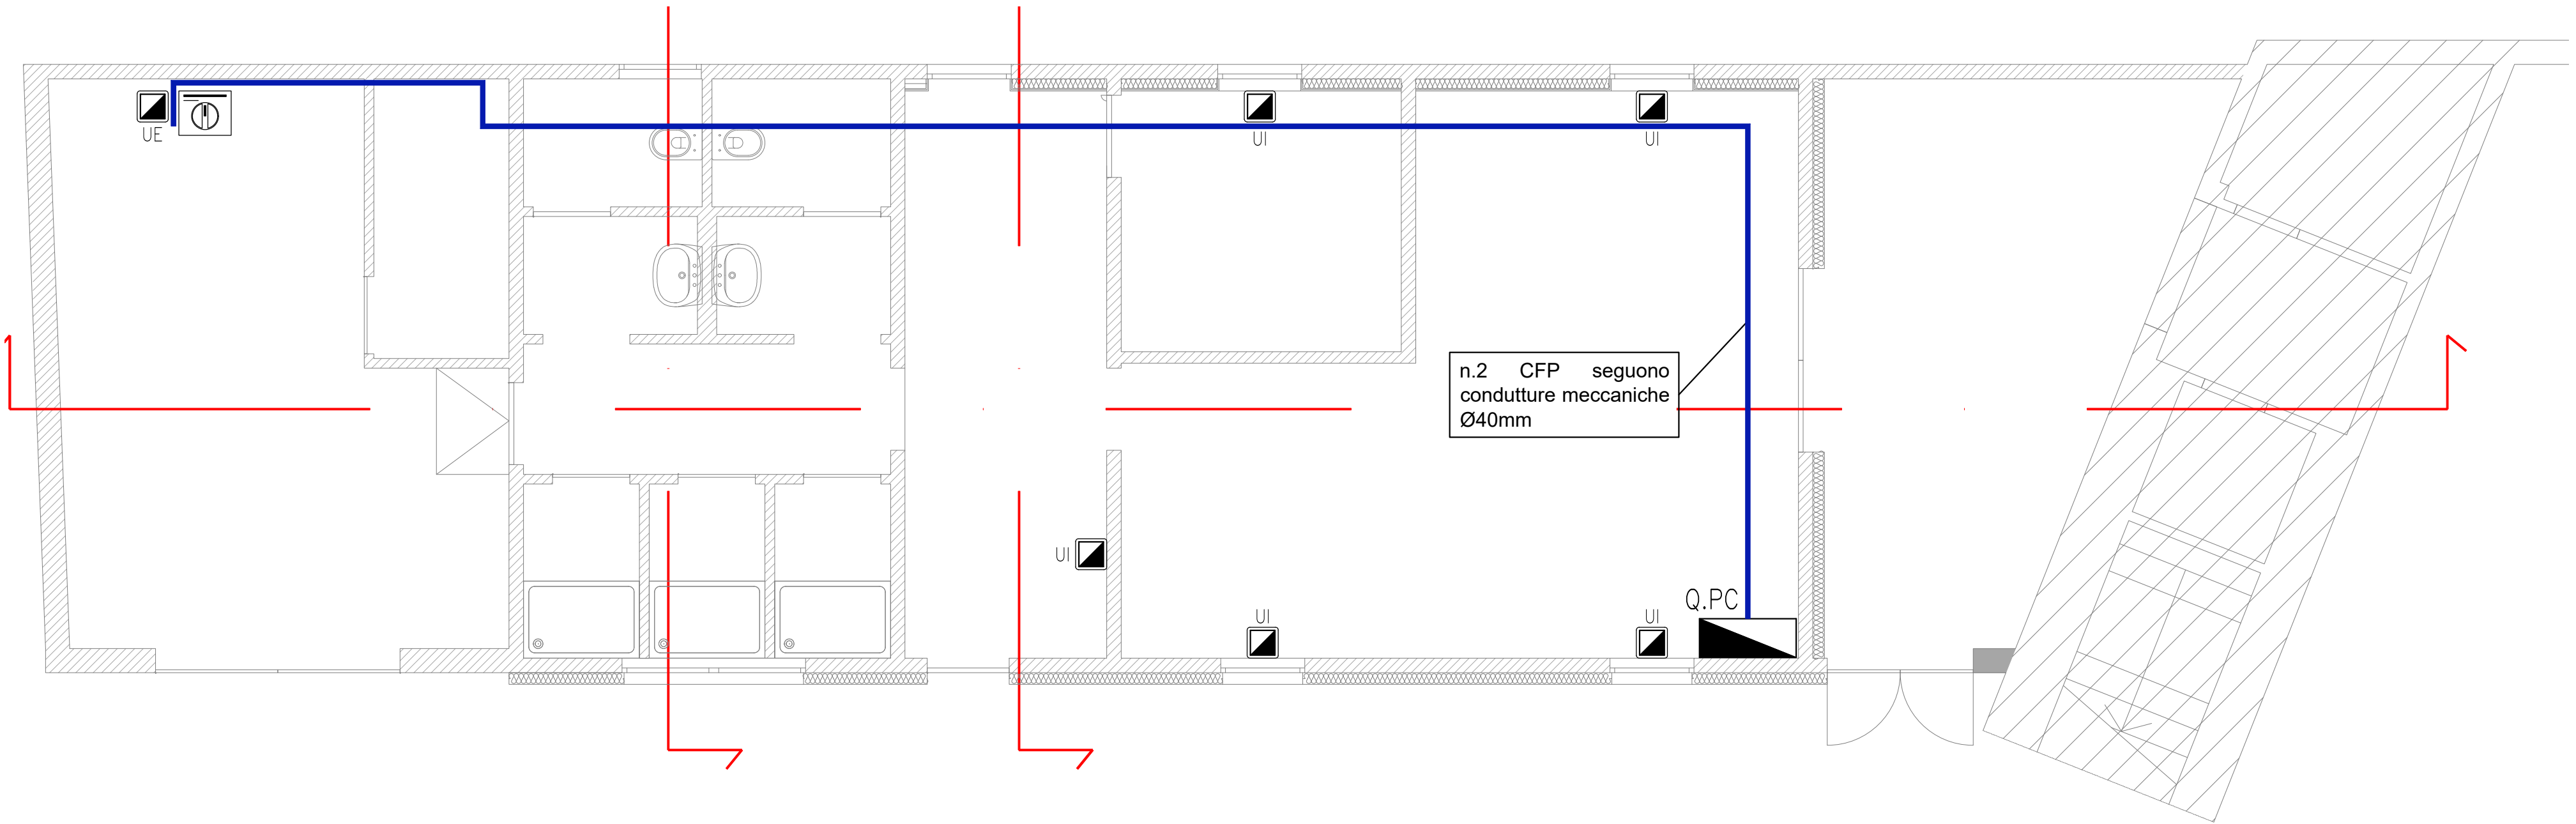


LEGENDA SIMBOLI IMPIANTI INTERNI FM	
Simbolo	Descrizione
	Punto alimentazione: UE: Unità esterna; UI: Unità Interna;
	N. interruttori sezionatori in esecuzione in vista per sezionamento a bordo macchina in caso di manutenzione. Grado di protezione IP65.
	Quadro elettrico.
	Percorso verticale rispettivamente verso l'alto, verso il basso, verso l'alto e verso il basso
	Conduttura principale reti luce (LU), forza motrice (FM), speciali di sicurezza (SS), speciali di comunicazione (SC).
CFP	Cavidotto flessibile di PVC a doppia parete per posa interrata.
	Pozzetto completo di chiusura carrabile per il transito delle reti elettriche di potenza. Dimensioni [cm]: 40x40

PIANTA PIANO TERRA

SCALA 1:100

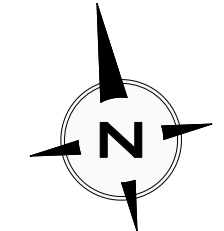

n.2 CFP seguono condutture meccaniche Ø40mm



PIANO NAZIONALE DI RIPRESA E RESILIENZA

MISSIONE 5 - COMPONENTE 2 - AMBITO INTERVENTO/MISURA 2
 INVESTIMENTO 1.3 HOUSING TEMPORANEO E STAZIONI DI POSTA - [M5C211.3.2]

LLPP EDP 2022/078
 PROGETTO ESECUTIVO

RISTRUTTURAZIONE CON EFFICIENTAMENTO ENERGETICO EX GABELLI E CASETTA EREMITANO

N° Progetto P23024	CUP H64H22000160006	Elaborato 57-APPR-PE-D-IMP-DI-02-02 IMPIANTI ELETTRICI E SPECIALI
Data Febbraio 2024	LLPP 2022/078	Planimetria impianto elettrico Casetta Eremitano
Progettisti 	Rup Arch. Diego Giacon	Capo Settore Dott. Danilo Guarti
<small>Meg.studio Srl via Roma, 55 - 35027 Noventa Padovana (PD) tel 049.7441430 - www.meg.studio info@meg.studio - meg.studio@pec.it</small>		