


PIANTA GENERALE scala 1:50

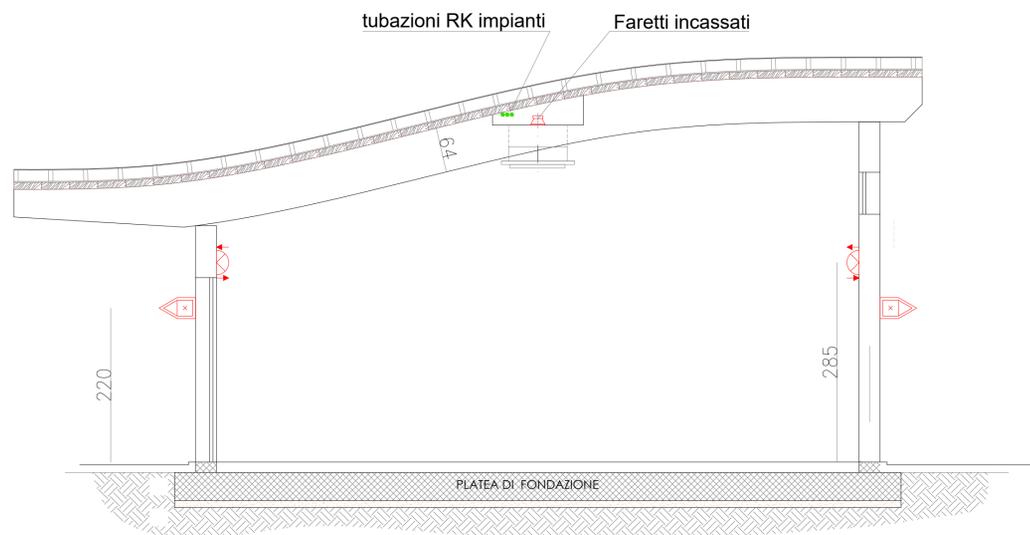

SEZIONE A-A scala 1:50

-  Illuminazione interna
Corpo illuminante a parete illuminazione diretta/indiretta
-  Illuminazione interna
Faretto incassato a soffitto
-  Illuminazione interna
Corpo illuminante a sospensione ingresso
-  Illuminazione esterna
Corpo illuminante a parete illuminazione diretta, diretta/indiretta

LEGENDA SIMBOLI	
Simbolo	Descrizione
	Quadro elettrico (simbolo generale)
	Interruttore (M.01.45.01)
	Interruttore in custodia IP55
	Interruttore di presenza accensione luci
	Punto luce a parete IP20/40 (specchiera)
	Faretto ad incasso LED diam. 100 20W 4000K tipo 30077 Reno 100WH o similare
	Faretto ad incasso LED diam. 200 36W 4000K tipo 30637 Reno 200WH o similare
	Faretto LED a parete 14W UP/DOWN tipo 1E3537EL MR SMITH o similare
	Faretto LED a parete 5,9W DOWN tipo 1E3531EL MR SMITH o similare
	Lampadario a sospensione led 67W 3000K con schermo opale luce diretta indiretta tipo 1T6162EL90 THREESIXTY o similare
	Corpo illuminante a parete luce diretta/indiretta dim. 675 4x12W tipo 1961 MIRA PAR LED o similare
	Piafoniera stagna LED 1x12W IP65 tipo Linda o similare
	Piafoniera stagna LED 1x30W IP65 tipo Linda o similare
	Complesso autonomo di illuminazione di emergenza LED 850lm IP65 con autotest AWEX mod. EXIT L ETL6WB1SEATWH o similare
	Complesso autonomo di illuminazione di emergenza LED 335lm IP65 con autotest AWEX mod. EXIT S ETS2WB1SEATWH o similare
	Complesso autonomo di illuminazione di emergenza LED 175lm IP65 con autotest AWEX mod. EXIT S ETS1WB1SEATWH o similare
	Corpo illuminante con lampada led 4W 4000K 24V e supporto H.400mm tipo 1E3739 Zedge bollard o similare
	P.to alimentazione finestre motorizzate 2P+T
	Gateway View Wireless Bluetooth WiFi 2mod tipo Vw 14597 o similare (M.13.14.101.NP)
	Comando tapparella "Connesso" con uscita a rete in scambio (Bluetooth, Zigbee) tipo Vw 14594.0 o similare (M.13.14.104.NP)
	Comando deviato "Connesso" con uscita 1 relè (Bluetooth, Zigbee) tipo Vw 14592.0 o similare (M.13.14.102.NP)



PNRR - PIANO NAZIONALE DI RIPRESA E RESILIENZA
MISSIONE 5 COMPONENTE 2
INVESTIMENTO/SUBINVESTIMENTO 2.1 "RIGENERAZIONE URBANA"

SCUOLA PRIMARIA
LOMBARDO RADICE VIA CIAMICIAN
COSTRUZIONE NUOVA AULA POLIVALENTE
CUP H91B21001630001

PROGETTO ESECUTIVO
IMPORTO COMPLESSIVO: € 550.000,00

CODICE OPERA LLPP EDP 2021/090		DATA
DESCRIZIONE ELABORATO Impianto di illuminazione normale / emergenza Pianta piano terra		NUMERO E-IE02
IL PROGETTISTA Per. Ind. Mirko Rampazzo	IL RESPONSABILE UNICO DEL PROCEDIMENTO Geom. Renato Gallo	IL CAPO SETTORE