


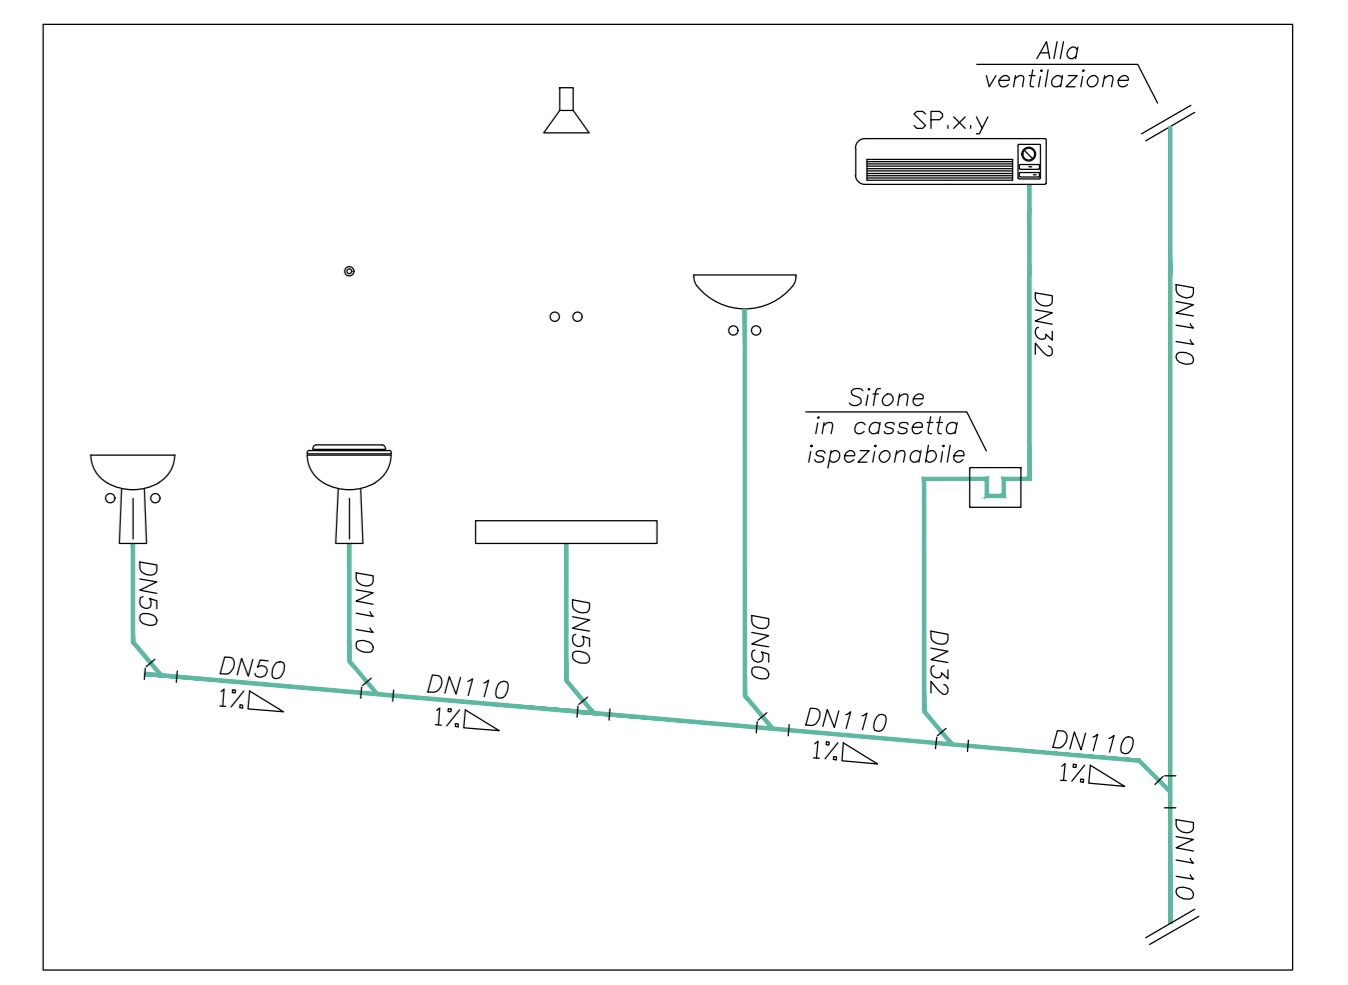

LEGENDA SIMBOLOGIA			
	Tubazione scarico acqua meteorica		Montante scarico acqua meteorica
	Tubazione scarico acque nere		Montante scarico acque nere
	Tubazione scarico acque grigie		Montante scarico acque grigie
	Tubazione scarico acque piazzali		Canalina di raccolta acque con griglia
	Rete di scarico principale		Pozzetto di ispezione
	Fossati esistenti mantenuti		Infilato di scarico
	Manufatto regolatore di portata con bocca tarata di fondo e stanzaccio d'emergenza		Predisposizione vasca di prima pioggia da 25.000 l
	Pozzetto depressore VDL 1000 L 2.30 ls		Pozzetto con pompa trituratrice 6000 l con portata di fondo 1m

NOTA:  
 - tubazione interna insonorizzata in PP tipo Valsir Silere o similare;  
 - tubazione esterna in PP-HM con manicotti ad innesto provvisti di guarnizione anulare in EDPM.  
 - lo scarico in pressione dopo pompa trituratrice è fatto attraverso tubi in polietilene PE100 (MRS 10) di colore nero;  
 - si utilizzeranno pompe sommergibili interamente in acciaio inossidabile (in pozzetto) ideale per il sollevamento di acque coriche in ambiti domestici e residenziali e civili e commerciali 10 mc/h, 7 m.c.a.



**COMUNE DI PADOVA**  
 Via Altichiero, 35135, Padova  
 N.C.T.: Fig. 2, mapp.116, 117, 118, 223, 225, 227, 229



**AMPLIAMENTO ATTIVITA' PRODUTTIVA SU CORPO EDILIZIO SEPARATO IN VARIANTE ALLO STRUMENTO URBANISTICO VIGENTE AI SENSI DELL'ART.4 DELLA L.R. N.55/2012**

PROGETTAZIONE ARCHITETTONICA / PROJECT LEADER  
**Kazuyo Sejima + Ryue Nishizawa / S A N A A**  
 1-5-26, Tetsuriki, Kojima, Tokyo, 135-0003, Japan  
 T: +81 3 5561 1700, F: +81 3 5564 1707  
 E: project\_kazuyo@sanaa.co.jp, W: sanaa.co.jp

PROGETTAZIONE ARCHITETTONICA / LOCAL ARCHITECT  
**Studio Architetti Borchia Associati**  
 Via P. Galati, 1 - 35122 Padova (PD)  
 T: +39 049 876 430  
 E: borchiastudio@borchia.it, W: studioborchia.it

PROGETTAZIONE ARCHITETTONICA / PROGETTO STRUTTURALE / IMPIANTI MECCANICI / IMPIANTI ELETTRICI  
**BMS Progetti s.r.l.**  
 Piazza S.B. Tommaso, 6 - 20154 Milano (MI)  
 T: +39 02 2600 3447, F: +39 02 2600 3452  
 E: bmsprogetti@bmsprogetti.it, W: bmsprogetti.it

VALUTAZIONE COMPATIBILITA' ISOLAZIONE AUSTERICA / STUDIO IMPATTO ACUSTICO / STUDIO VIBRALITA' / VALUTAZIONE AMBIENTALE / STUDIO SEISMOLOGICO  
**Tre Esse S.r.l.**  
 Via San Marco, 14 - 30020 Torbello di Vigonovo (VI)  
 T: +39 0445 870 5544, F: +39 0445 870 5272  
 E: Tre.esse.arch@borchiastudio.it, W: Treesse.it

PREVENZIONE INCENDI  
**STB Studio Tecnico Borsari**

TITOLO ELABORATO: **PIANTA PIANO COPERTURA - SCARICHI ACQUE NERE E BIANCHE** ELABORATO DA: **21012 A IMS 108**

data: 11/10/2021 scala: 1:200 disegnato: MD controllo: RC approvato: AB di merito: 21012 A IMS 108